

 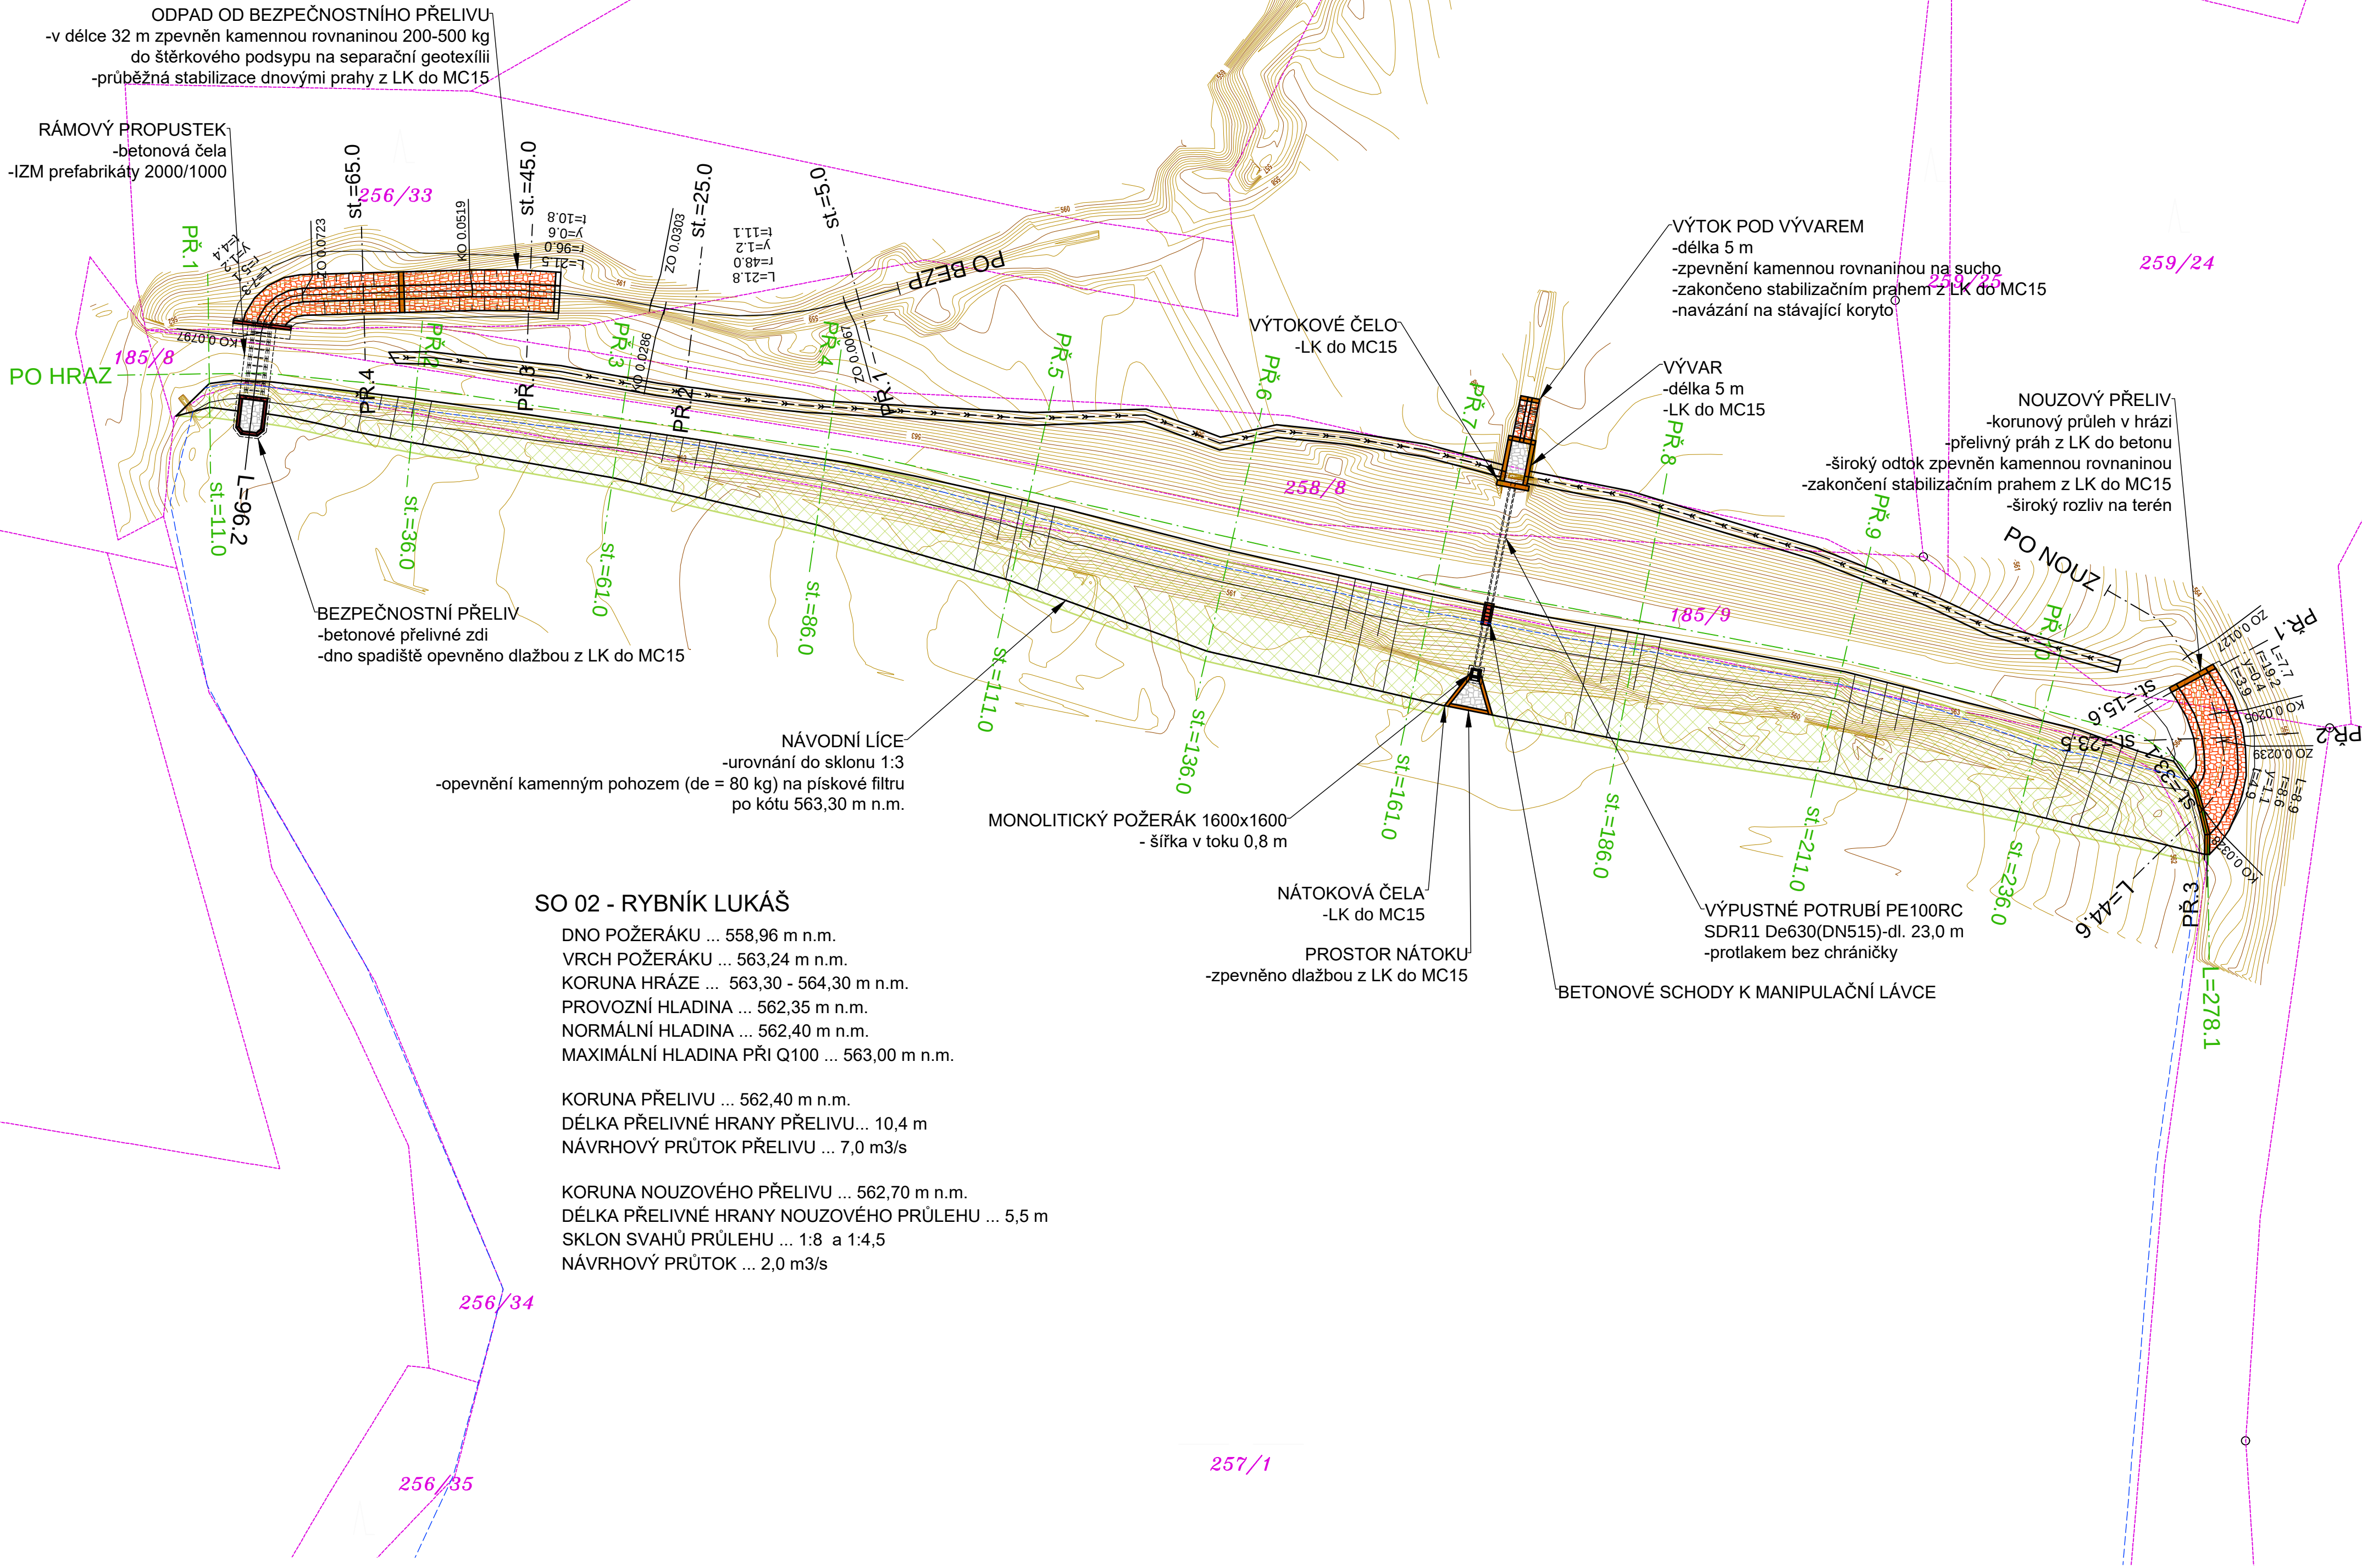


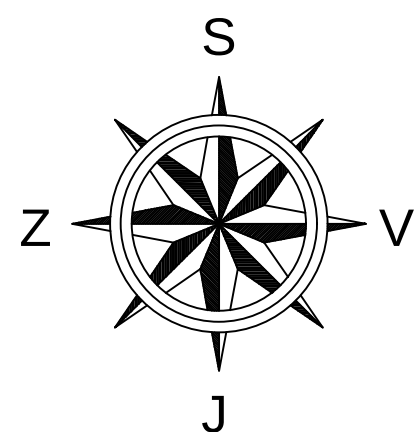

Přehledná situace stavby

M 1:500

Měřítko 1:500




POZNÁMKY I:

- ZÁKRESY VŠECH CIZÍCH PODZEMNÍCH VEDENÍ JSOU POUZE ORIENTAČNÍ!
V ŽÁDNÉM PŘÍPADĚ NESLOUŽÍ JAKO VYTÝČOVACÍ SCHÉMA!
- PŘED ZAHÁJENÍM STAVEBNÍCH PRACÍ JE NUTNO ZAJISTIT VYTÝČENÍ
A OZNAČENÍ U JEDNOTLIVÝCH SPRÁVCŮ ZAŘÍZENÍ VE SMYSLU PLATNÝCH PŘEDPISŮ!
VČETNĚ PŘÍPOJEK JEDNOTLIVÝCH OBJEKTŮ
- BUDOU DODRŽENY ODSUPY VODOVODU A KANALIZACE OD OSTATNÍCH SÍTÍ V SOUBĚHU
A KRÍŽENÍ DLE JEDNOTLIVÝCH SMĚRNIC JEJICH SPRÁVCŮ
- OD ZÁKLADŮ STAVEB BUDE VEDEN KRAJ VÝKOPU PRO VODOVOD A KANALIZACI V
MINIMÁLNÍ VZDÁLENOSTI 1M
- PŘED ZAHÁJENÍM STAVBY BUDE DÁLE PROVEDEN PASPORT STÁVAJÍCÍCH
VODNÍCH ZDROJŮ (STUDNÍ-VRTŮ) U KAŽDÉ PŘÍLEHLÉ NEMOVITOSTI A BUDE SEPSÁN
PROTOKOL, KTERÝ BUDE OBSAHOVAT HLAVNĚ ÚDAJE O HLADINĚ USTÁLENÉ PODZEMNÍ VODY
MĚŘENÍ USTÁLENÉ HLADINY BUDE PROVEDENO MIN. 2x V ČASOVÉM ROZESTUPU CCA 5 DNÍ

PROJEKTOVÁ DOKUMENTACE JE ZPRACOVÁNA V ROZSAHU NUTNÉM PRO VYDÁNÍ SPOLEČNÉHO POVOLENÍ!

Ing. Martin Růžička, CSc. - ALCEDO PROJEKTOVÁNÍ VODOHOSPODÁŘSKÝCH STAVEB
sídlo: Nádražní 459, 378 33 Nová Bystřice, kancelář: Na Hradbách 35/1, 377 01 Jindřichův Hradec
email: martin.ruzicka@hotmail.cz, www: alcedo-project.cz, mobil: 604 171 171, IČO: 720 95 989



Vypracoval:		Zodpovědný projektant:		razítko a podpis:		
František Stejskal		Ing. Martin Růžička, CSc.				
Objednatel PD:						
Statutární město Jihlava, Masarykovo nám. 97/1, 586 01 Jihlava						
Název akce:						
Pístovské rybníky - řešení technického stavu (r. Silniční, Lukáš, Vodárenský a Kalný)						
Stavební objekt:						
Objekt:		Stupeň PD:		Formát:		Kótováno: (M):
C: Situace stavby		RDS		8xA4		
Část:		KÚ:		Č. zakázky:		Č. výkresu:
—		k.ú. Pístov u Jihlavy		M-60-22		
Obsah výkresu:				Měřítko:		C.3.
Přehledná situace - rybník Lukáš				1:500		
				Datum:		
				10/2022		

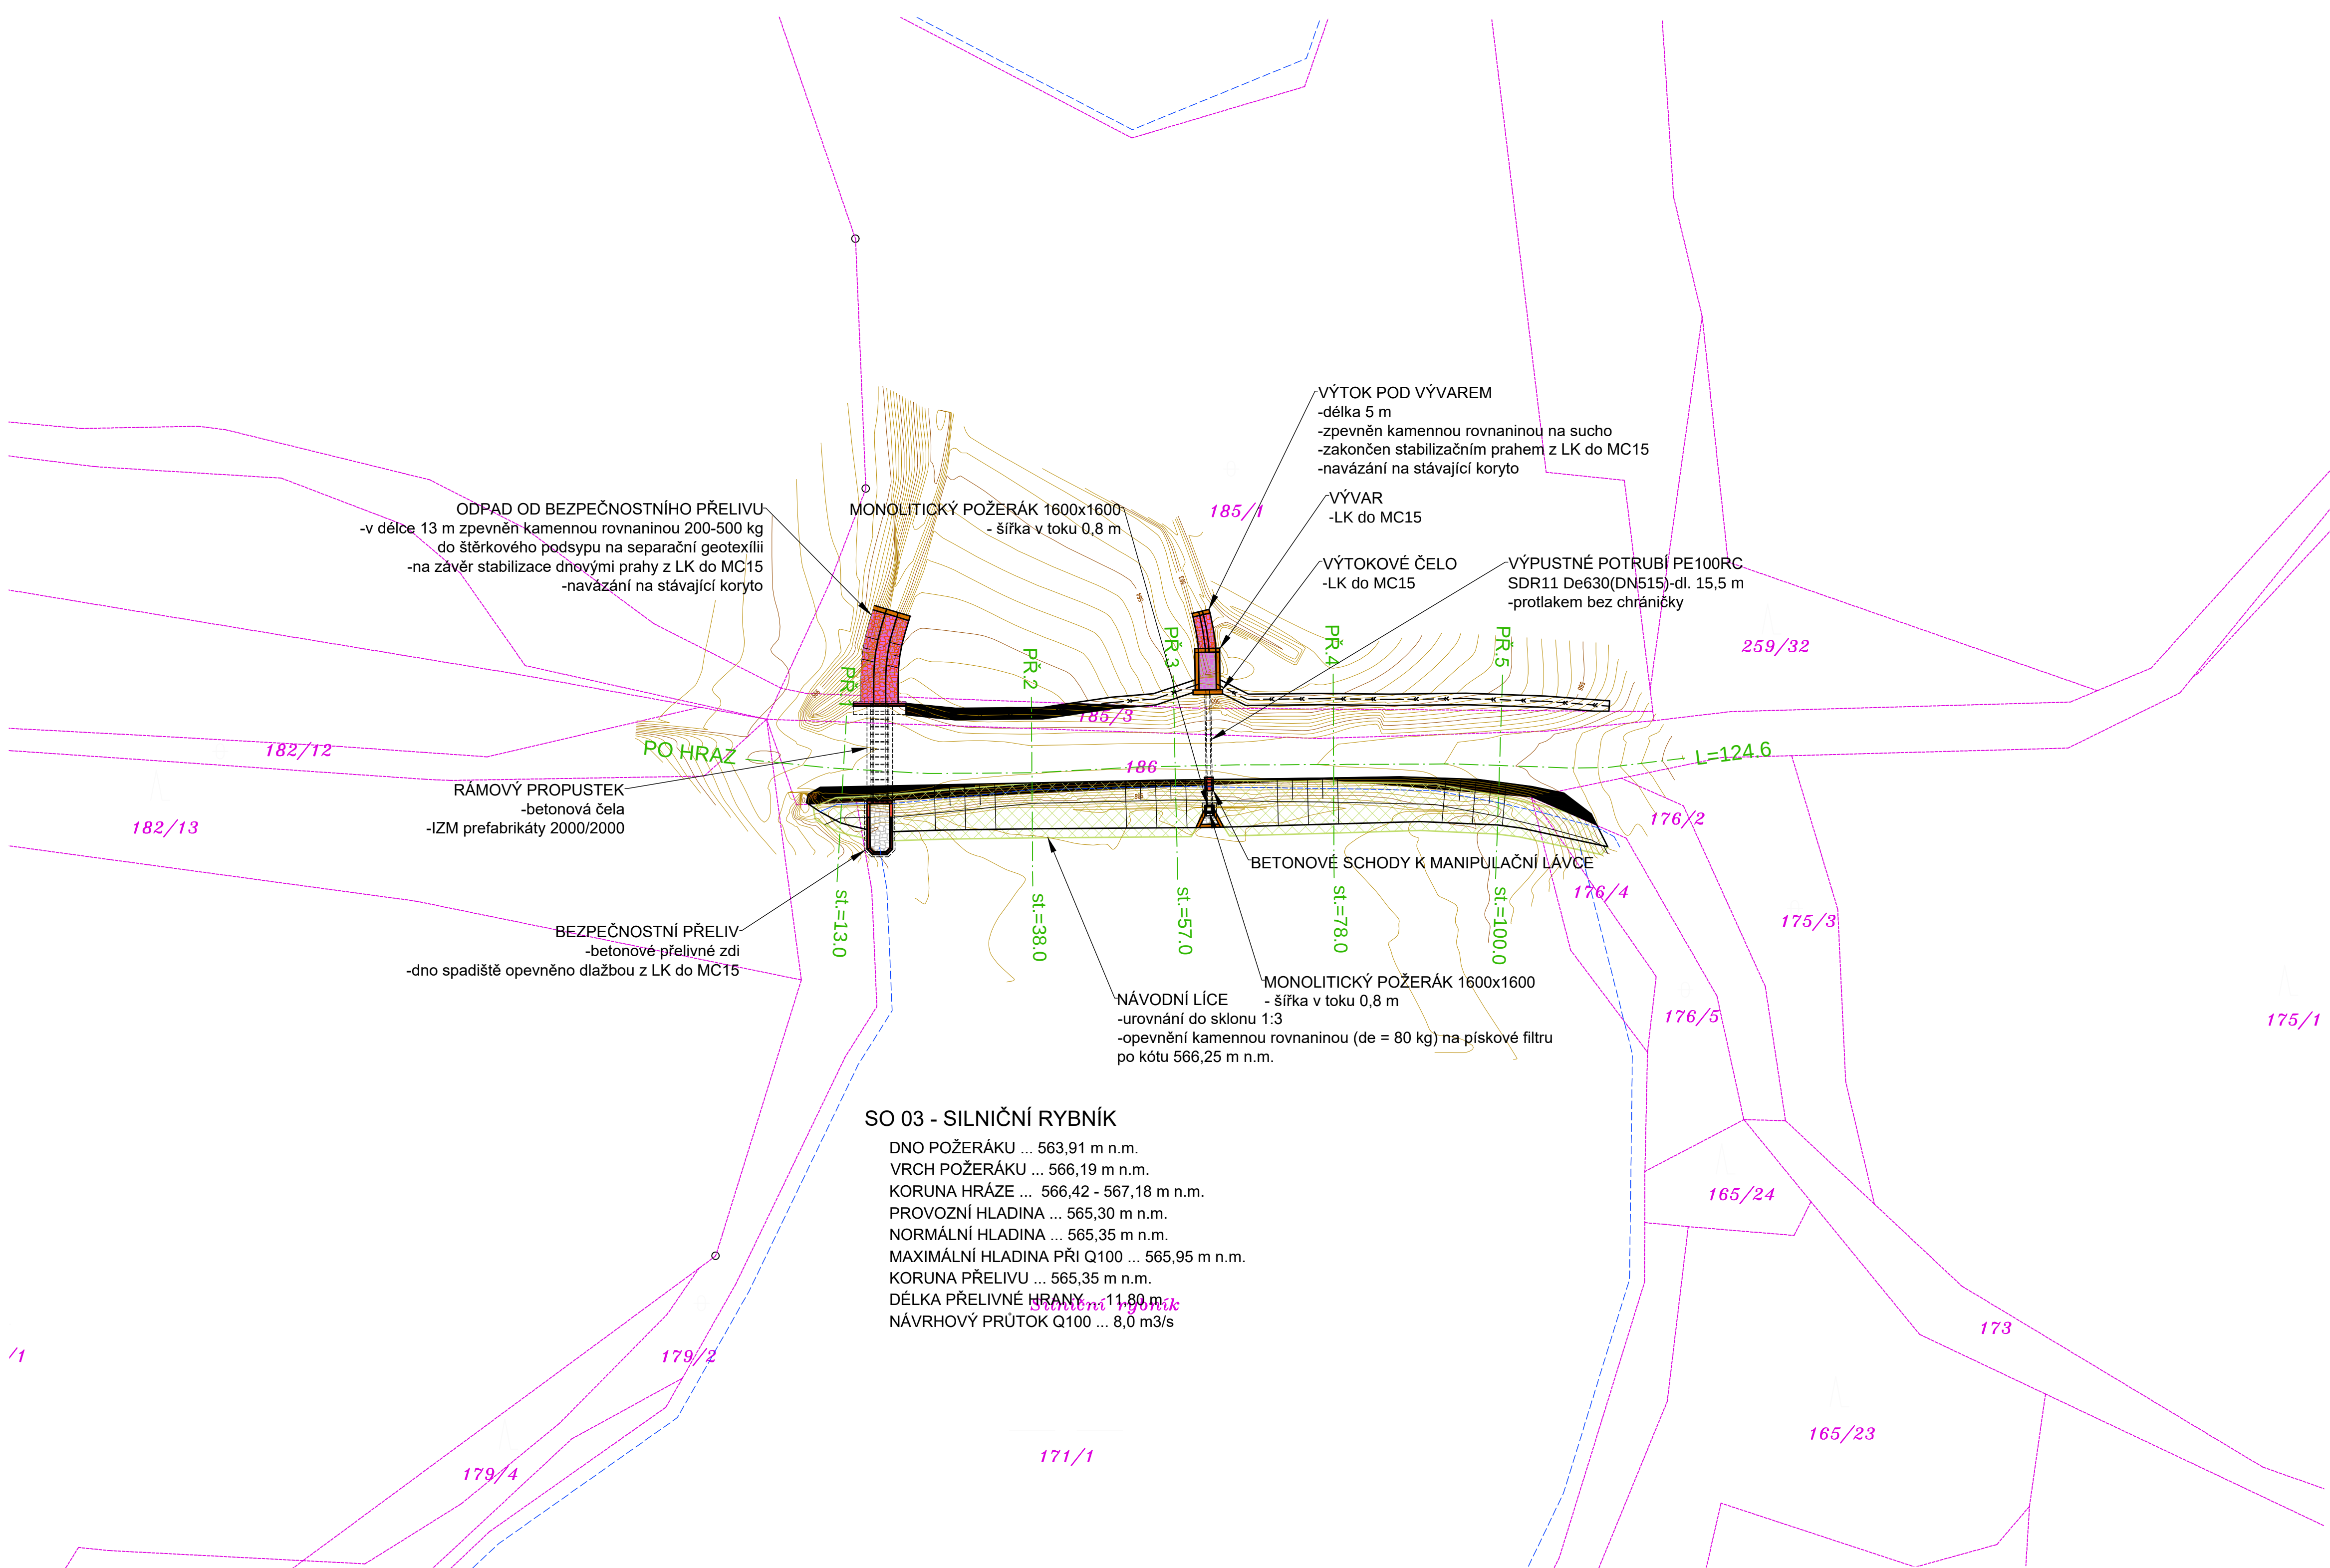

Přehledná situace stavby

M 1:500

 Měřítko 1:500

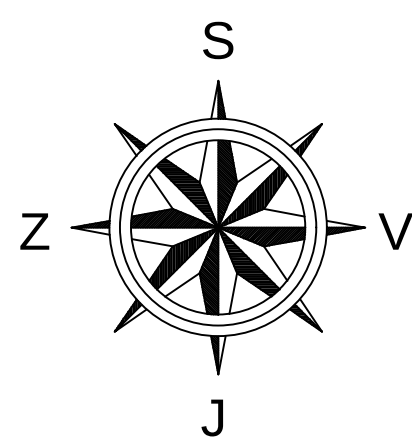


POZNÁMKY I:

- ZÁKRESY VŠECH CIZÍCH PODZEMNÍCH VEDENÍ JSOU POUZE ORIENTAČNÍ!
V ŽÁDNÉM PŘÍPADĚ NESLOUŽÍ JAKO VYTÝČOVACÍ SCHÉMA!
- PŘED ZAHÁJENÍM STAVEBNÍCH PRACÍ JE NUTNO ZAJISTIT VYTÝČENÍ
A OZNAČENÍ U JEDNOTLIVÝCH SPRÁVCŮ ZAŘÍZENÍ VE SMYSLU PLATNÝCH PŘEDPISŮ!
VČETNĚ PŘÍPOJEK JEDNOTLIVÝCH OBJEKTŮ
- BUDOU DODRŽENY ODSTUPY VODOVODU A KANALIZACE OD OSTATNÍCH SÍTÍ V SOUBĚHU
A KŘÍŽENÍ DLE JEDNOTLIVÝCH SMĚNIC JEJICH SPRÁVCŮ
- OD ZÁKLADŮ STAVEB BUDE VEDEN KRAJ VÝKOPU PRO VODOVOD A KANALIZACI V
MINIMÁLNÍ VZDÁLENOSTI 1M
- PŘED ZAHÁJENÍM STAVBY BUDE DÁLE PROVEDEN PASPORT STÁVAJÍCÍCH
VODNÍCH ZDROJŮ (STUDNÍ-VRTŮ) U KAŽDÉ PŘÍLEHLÉ NEMOVITOSTI A BUDE SEPSÁN
PROTOKOL, KTERÝ BUDE OBSAHOVAT HLAVNĚ ÚDAJE O HLADINĚ USTÁLENÉ PODZEMNÍ VODY
MĚŘENÍ USTÁLENÉ HLADINY BUDE PROVEDENO MIN. 2x V ČASOVÉM ROZESTUPU CCA 5 DNÍ

PROJEKTOVÁ DOKUMENTACE JE ZPRACOVÁNA V ROZSAHU NUTNÉM PRO VYDÁNÍ SPOLEČNÉHO POVOLENÍ!



Ing. Martin Růžička, CSc. -  PROJEKTOVÁNÍ VODOHOSPODÁŘSKÝCH STAVEB sídlo: Nádražní 459, 378 33 Nová Bystřice, kancelář: Na Hradbách 35/I, 377 01 Jindřichův Hradec email: martin.ruzicka@hotmail.cz, www: alcedo-project.cz, mobil: 604 171 171, IČO: 720 95 989			
Vypracoval: František Stejskal		Zodpovědný projektant: Ing. Martin Růžička, CSc	
Objednatel PD: Statutární město Jihlava, Masarykovo nám. 97/1, 586 01 Jihlava			
Název akce : Pístovské rybníky - řešení technického stavu (r.Silniční, Lukáš, Vodárenský a Kalný)			
Stavební objekt:			
Odsí: C: Situace stavby		Stupeň PD: RDS	
Část: —		KÚ: k.ú.Pístov u Jihlavy	
Obsah výkresu :		Formát: 6xA4	Kotováno: (M)
Přehledná situace - rybník Silniční		Č.zakázky: M-60-22	Č. výkresu:
		Měřítko: 1:500	C.3.
		Datum: 10/2022	

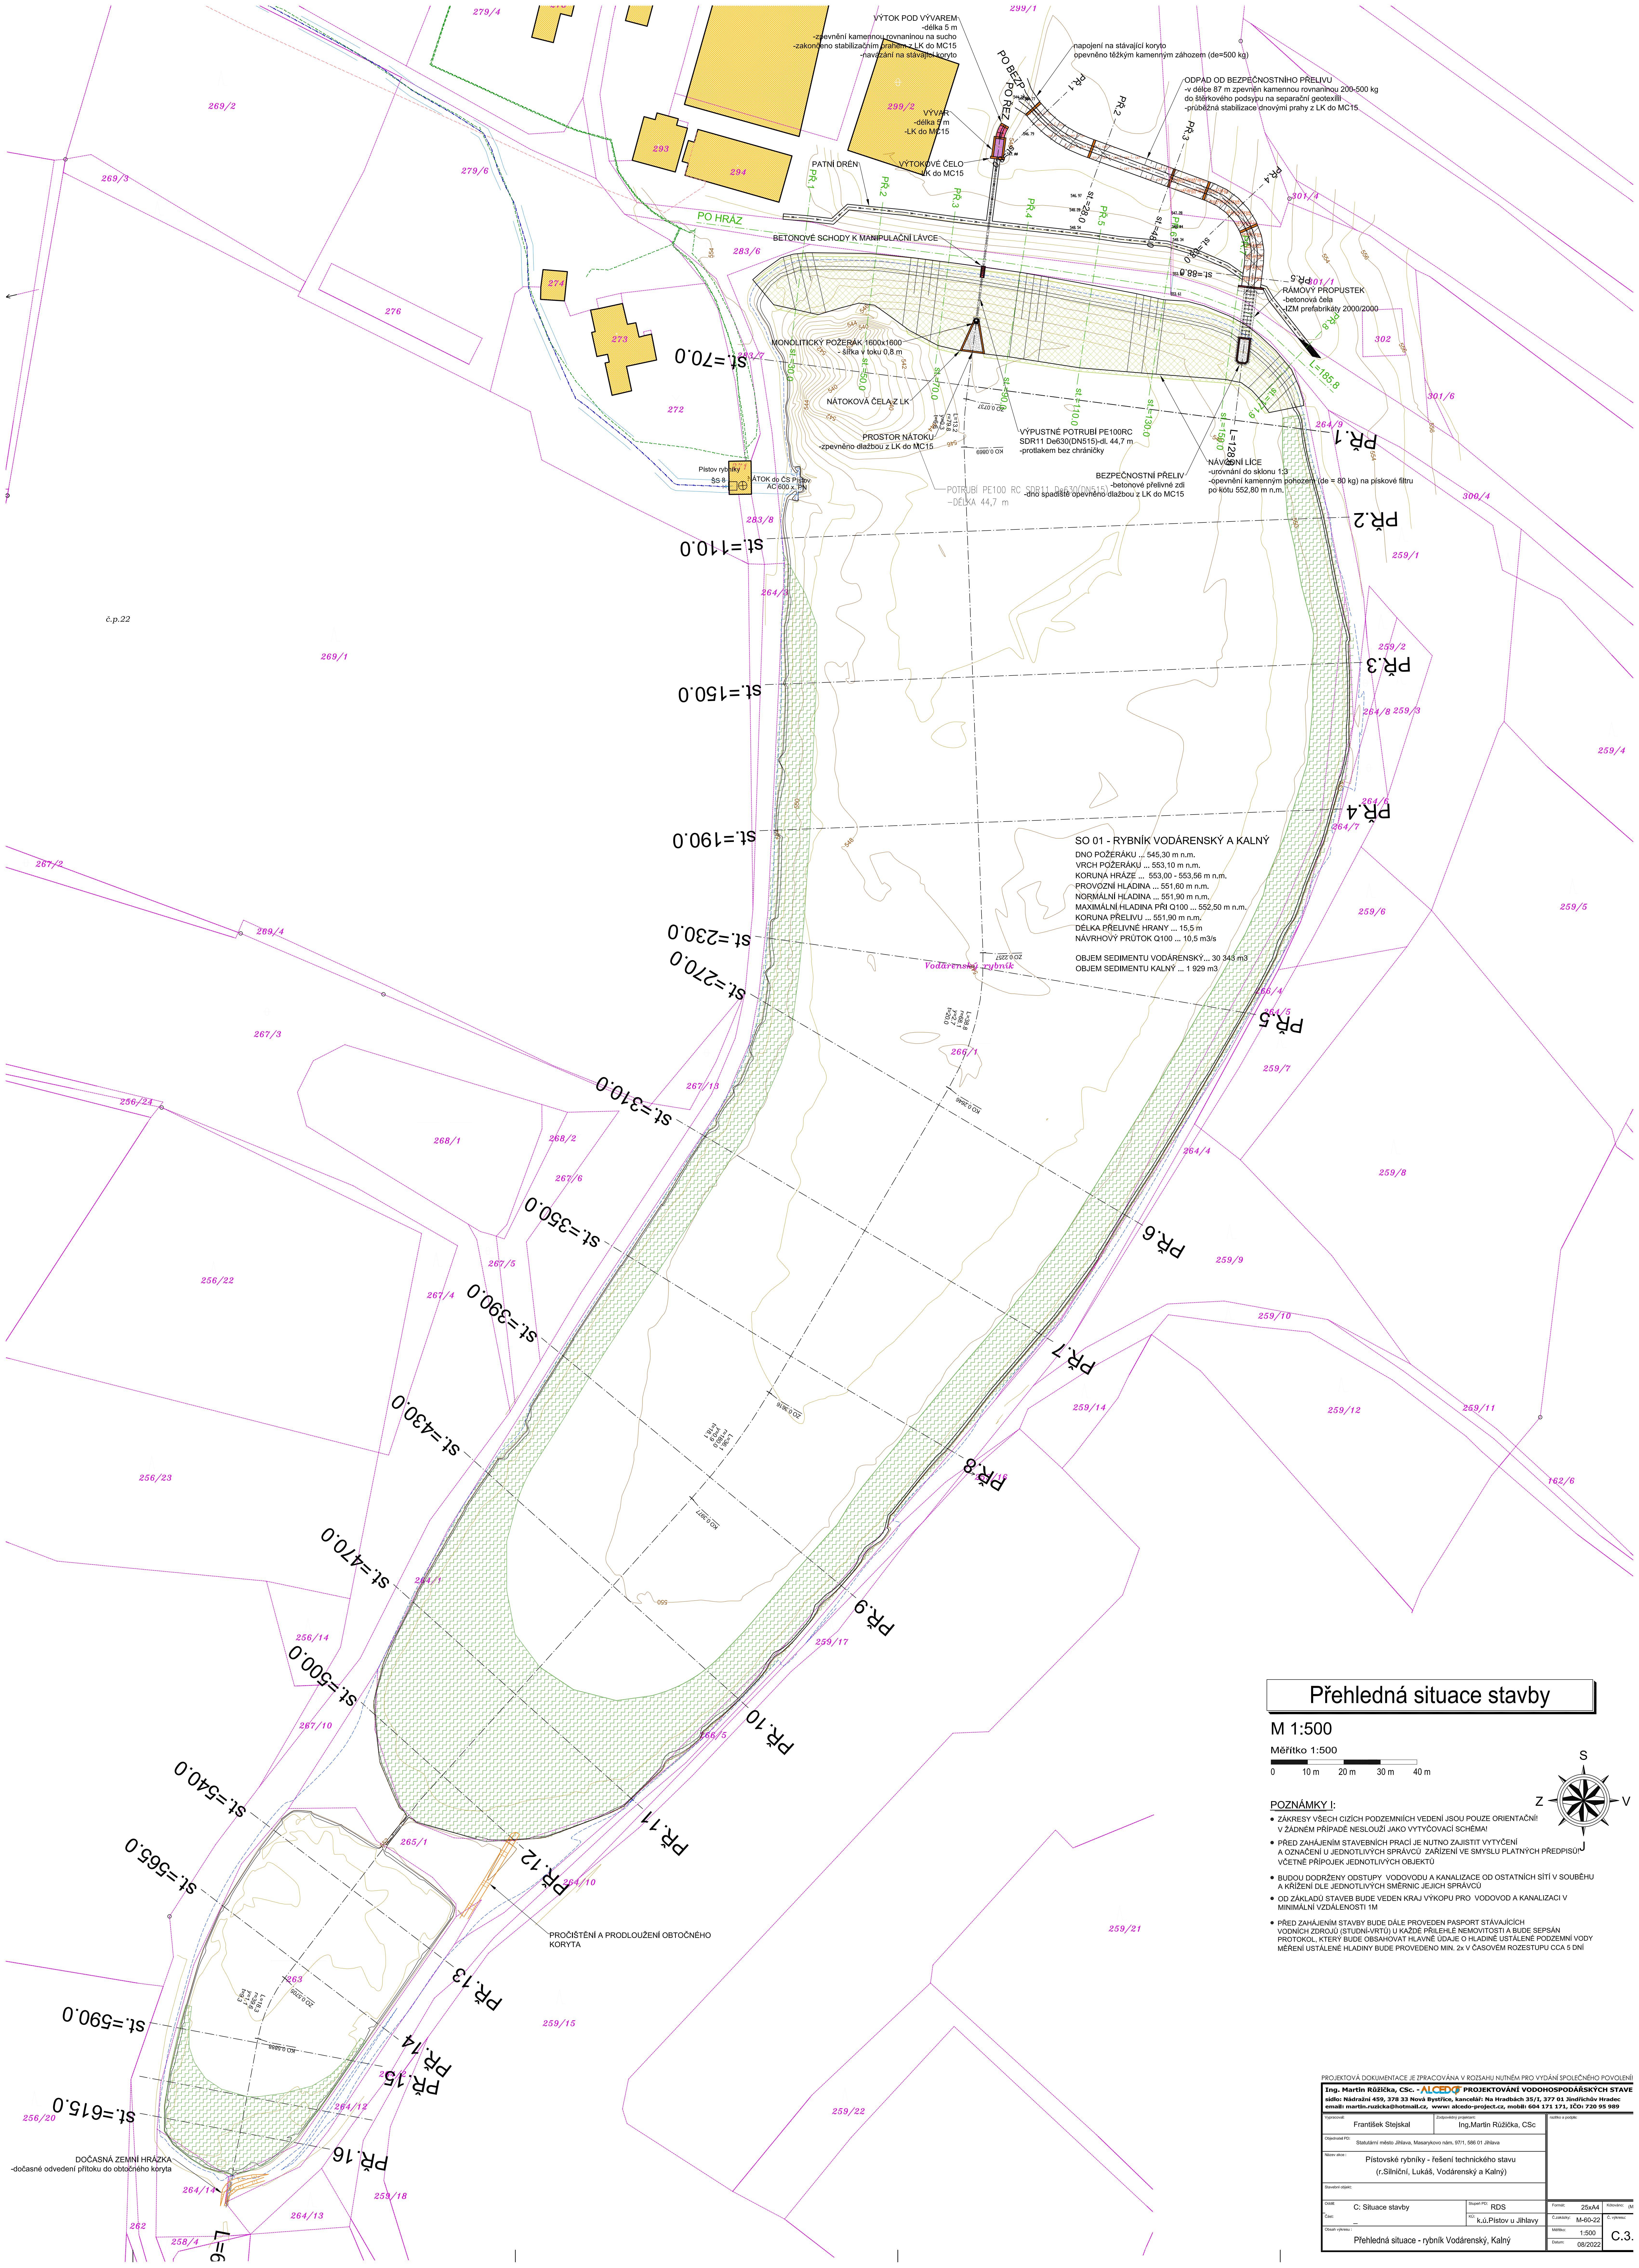

Přehledná situace stavby

M 1:500

 Měřítko 1:500

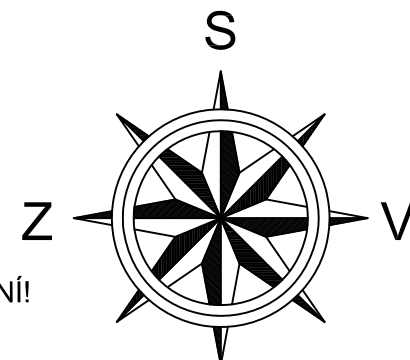

POZNÁMKY I:

- ZÁKRESY VŠECH CIZÍCH PODZEMNÍCH VEDENÍ JSOU POUZE ORIENTAČNÍ V ŽÁDNÉM PŘÍPADĚ NESLOUŽÍ JAKO VYTÝČOVACÍ SCHÉMA!
- PŘED ZAHÁJENÍM STAVEBNÍCH PRÁČÍ JE NUTNO ZAJISTIT VYTÝČENÍ A OZNAČENÍ U JEDNOTLIVÝCH SPRÁVCŮ. ZAŘÍZENÍ VE SMYSLU PLATNÝCH PŘEDPISŮ VČETNĚ PŘÍPOJEK JEDNOTLIVÝCH OBJEKTŮ
- BUDOU DOODRŽENY ODSTUPY: VODOVODU A KANALIZACE OD OSTATNÍCH SÍTÍ V SOUBĚHU A KŘÍŽENÍ DLE JEDNOTLIVÝCH SMĚRNIC JEJICH SPRÁVCŮ
- OD ZÁKLADŮ STAVEB BUDE VEDEN KRAJ VYKOPU PRO VODOVOD A KANALIZACI V MINIMÁLNÍ VZDÁLENOSTI 1M
- PŘED ZAHÁJENÍM STAVBY BUDE DÁLE PROVEDEN PASPORT STÁVAJÍCÍCH VODNÍCH ZDROJŮ (STUDNÍ-VRTŮ) U KAŽDÉ PŘÍLEHLÉ NEMOŽNOSTI A BUDE SEPSÁN PROTOKOL, KTERÝ BUDE OBSAHOVAT HLAVNĚ ÚDAJE O HLADINĚ USTÁLENÉ PODZEMNÍ VODY MĚŘENÍ USTÁLENÉ HLADINY BUDE PROVEDENO MIN. 2x V ČASOVÉM ROZESTU PŮCA 5 DNÍ!

PROJEKTOVÁ DOKUMENTACE JE ZPRACOVÁVÁNA V ROZSAHU NUTNÉM PRO VYDÁNÍ SPOLEČNÉHO POVOLENÍ			
Ing. Martin Růžička, CSc. - ALCEDIA PROJEKTOVÁNÍ VODOHOSPODÁŘSKÝCH STAVEB			
sídlo: Nádražní 459, 378 33 Nová Bystřice, kancelář: Na Hradbách 35/1, 377 01 Jindřichův Hradec e-mail: martin.ruzicka@alcedia.cz, www.alcedia-project.cz, mobil: 604 371 371, 850 728 95 959			
Vypracoval	Zpracoval	Schválil	
František Šlejškal	Ing. Martin Růžička, CSc.		
Objednatel: Státní město Jihlava, Masarykovo nám. 971, 586 01 Jihlava			
Název díla: Pístovské rybníky - řešení technického stavu (r.Silniční, Lukáš, Vodárenský a Kalný)			
Seznam dílů:			
Díl:	C. Situace stavby	Díl:	RDS
Číslo:	10	Číslo:	k.ú.Pístov u Jihlavy
Číslo výkresu:	Přehledná situace - rybník Vodárenský, Kalný	Číslo:	1:500
		Číslo:	08/2022
		Číslo:	C.3.