


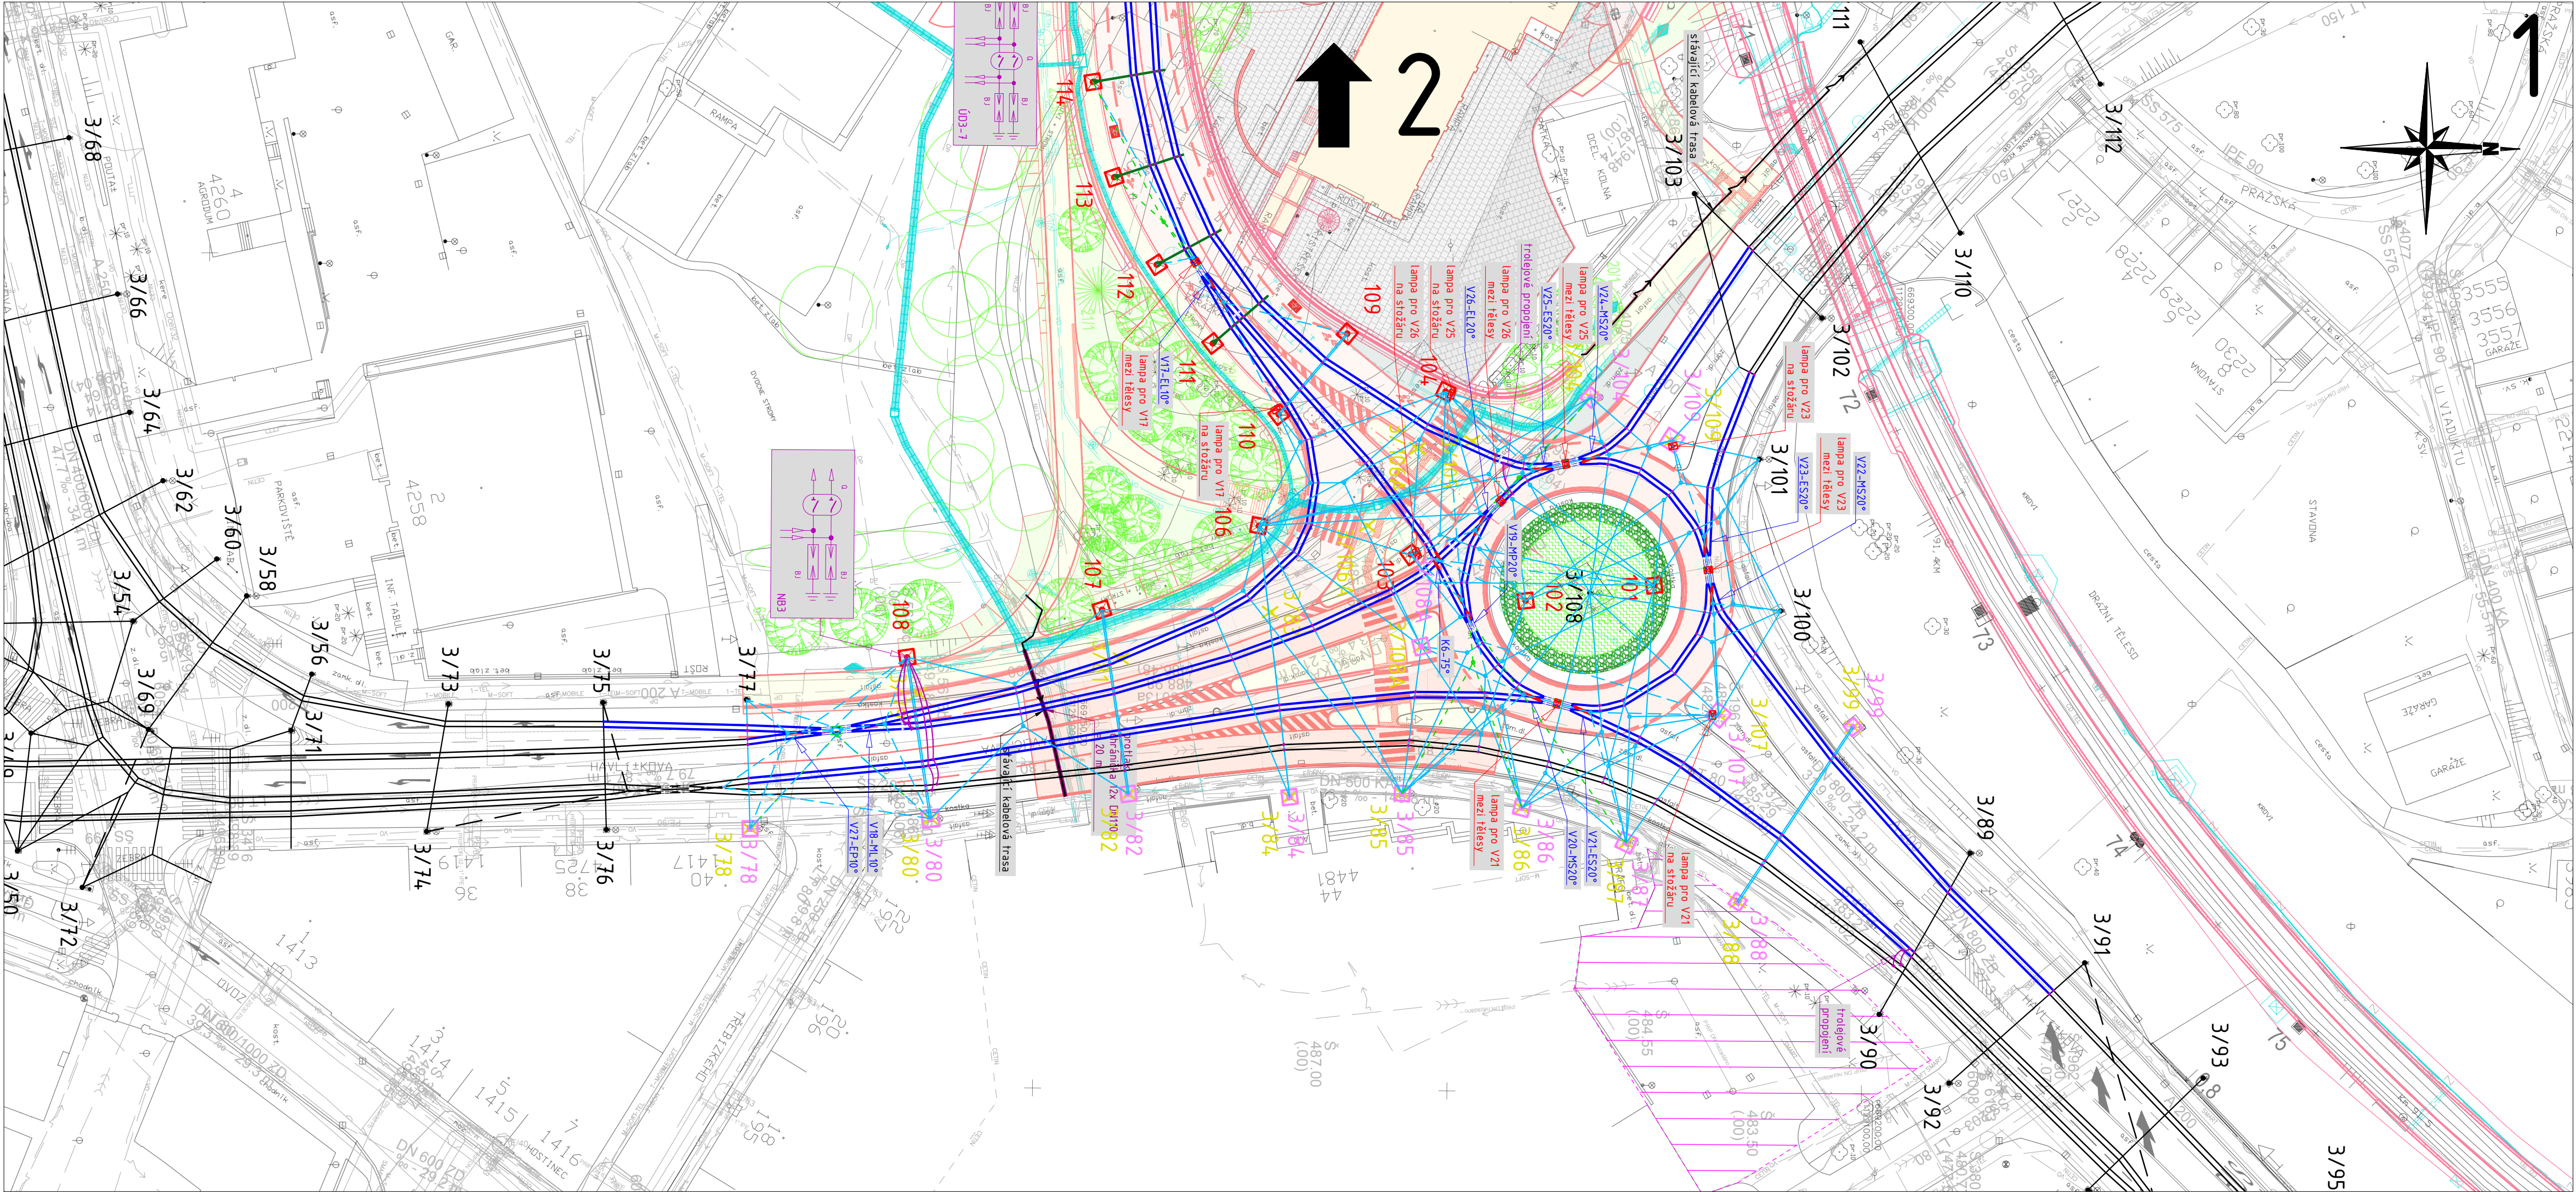

LEGENDA:

NOVÝ STAV

- BETONOVÝ ZÁKLAD TRAKČNÍHO STOŽÁRU
- TRUBKOVÝ TRAKČNÍ OCELOVÝ STOŽÁR
- NOVÝ ZÁKLAD STOŽÁRU DO PŮVODNÍHO MÍSTA
- NOVÝ STOŽÁR DO PŮVODNÍHO MÍSTA
- KOTEVNÍ ZÁVĚS VE ZDI
- TROLEJOVÝ ZÁVĚS
- VÝLOŽNÍK
- KOTVENÍ TROLEJBUSOVÉ VÝHYBKY
- TROLEJOVÁ STOPA
- NOSNÁ SÍŤ
- PŘEVĚS TROLEJOVÉHO VEDENÍ - JEDNODUCHÝ
- PŘEVĚS TROLEJOVÉHO VEDENÍ - PŘÍČNÁ ŘETĚZOVKA
- ÚSEKOVÝ DĚLIČ PRO JÍZDU BEZ ODBĚRU PROUDU
- SIGNALIZAČNÍ LAMPA
- IZOLAČNÍ PRVEK
- DVOJITÝ ODPOJOVAČ S RUČNÍM POHONEM A BLESKOJISTKOU PRO ÚSEKOVÝ DĚLIČ
- DVOJITÝ ODPOJOVAČ S RUČNÍM POHONEM A BLESKOJISTKOU PRO NAPÁJECÍ BOD
- DEMONTÁŽ
- DEMONTÁŽ
- PŘELOŽKA INŽENÝRSKÝCH SÍTÍ
- SOUVISEJÍCÍ STAVEBNÍ OBJEKTY
- NOVÉ HRANY

STÁVAJÍCÍ STAV

- POZOR! Zákes inženýrských sítí je orientační! Je nutné je před stavbou vytýčit!
Čára znázorňuje kabelovou trasu, která může zahrnovat více kabelů!
- INŽENÝRSKÉ SÍŤE PODZEMNÍ OVĚŘENÉ
 - INŽENÝRSKÉ SÍŤE NADZEMNÍ OVĚŘENÉ
 - INŽENÝRSKÉ SÍŤE PODZEMNÍ NEOVĚŘENÉ
 - INŽENÝRSKÉ SÍŤE
 - HRANY STÁVAJÍCÍCH OBJEKTŮ
 - TROLEJOVÁ STOPA
 - TRAKČNÍ STOŽÁR

SO 662 TROLEJBUSOVÁ TRAŤ - TROLEJOVÉ VEDENÍ CDT


D.1.7

DSP


SOUŘADNICOVÝ SYSTÉM S-JTSK; VÝŠKOVÝ SYSTÉM BPV


OBJEDNATEL	STATUTÁRNÍ MĚSTO JIHLAVA Magistrát města Jihlavy: Masarykovo náměstí 97/1, 586 01 Jihlava	
------------	--	---

HLAVNÍ PROJEKTANT	PK OSSENDORF s.r.o. Tomešova 1, 602 00 BRNO	
HLAVNÍ INŽENÝR PROJEKTU	ING. NOVÁK Ph. D.	ČÍSLO ZAKÁZKY 2018-299
VEDOUcí PROJEKTU	ING. NYKODYM	ODPOVĚDNÁ SKUPINA ATELIÉR III

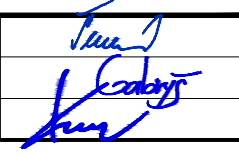ZODP. PROJEKTANT	ING. KATEŘINA ŠVEHLOVÁ		
VYPRACOVAL	ING. BRONISLAV GABRYŠ, PH.D.		
KONTRLOVAL	ING. TOMÁŠ KORANDA		
KRAJ: VYSOČINA	KAT. ÚZ.: JIHLAVA	DATUM 08/2023	FORMÁT 5x A4
AKCE/STAVBA	CENTRÁLNÍ DOPRAVNÍ TERMINÁL JIHLAVA D - DOKUMENTACE OBJEKTŮ, D.1 - STAVEBNÍ ČÁST D.1.7 - OBJEKTY DRAH	STUPĚŇ PD DSP	ČÍSLO ZAKÁZKY ZKPR000332.000
ČÁST PODPŘÍLOHA	SITUACE 1/3	MĚŘÍTKO 1:500	ČÍSLO PARÉ 02

KLAD LISTŮ - POLOHA NA SITUÁČNÍM PLÁNU

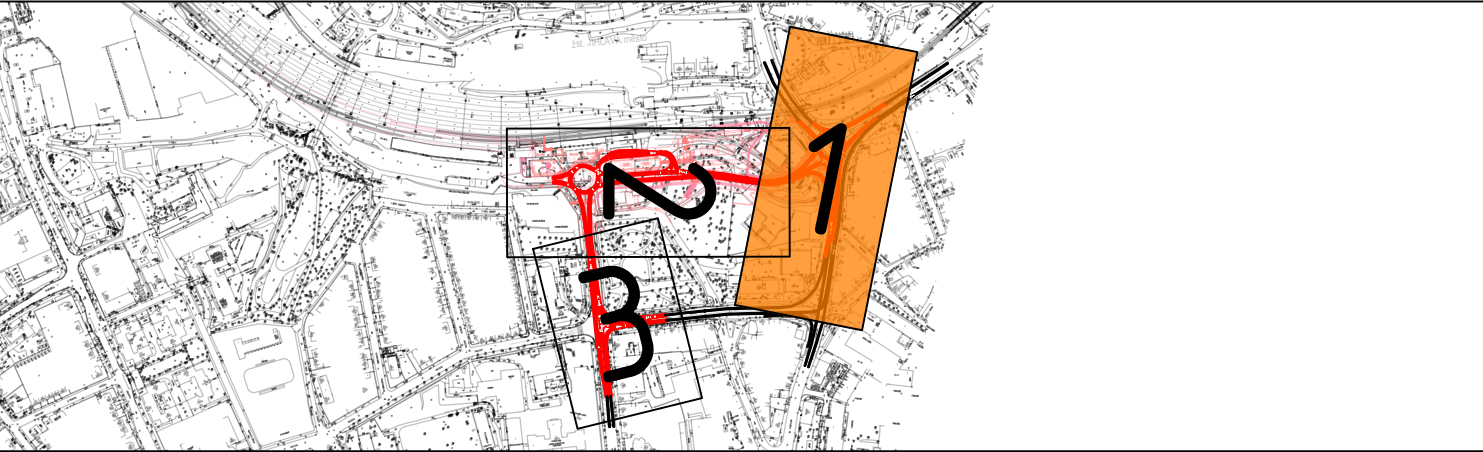

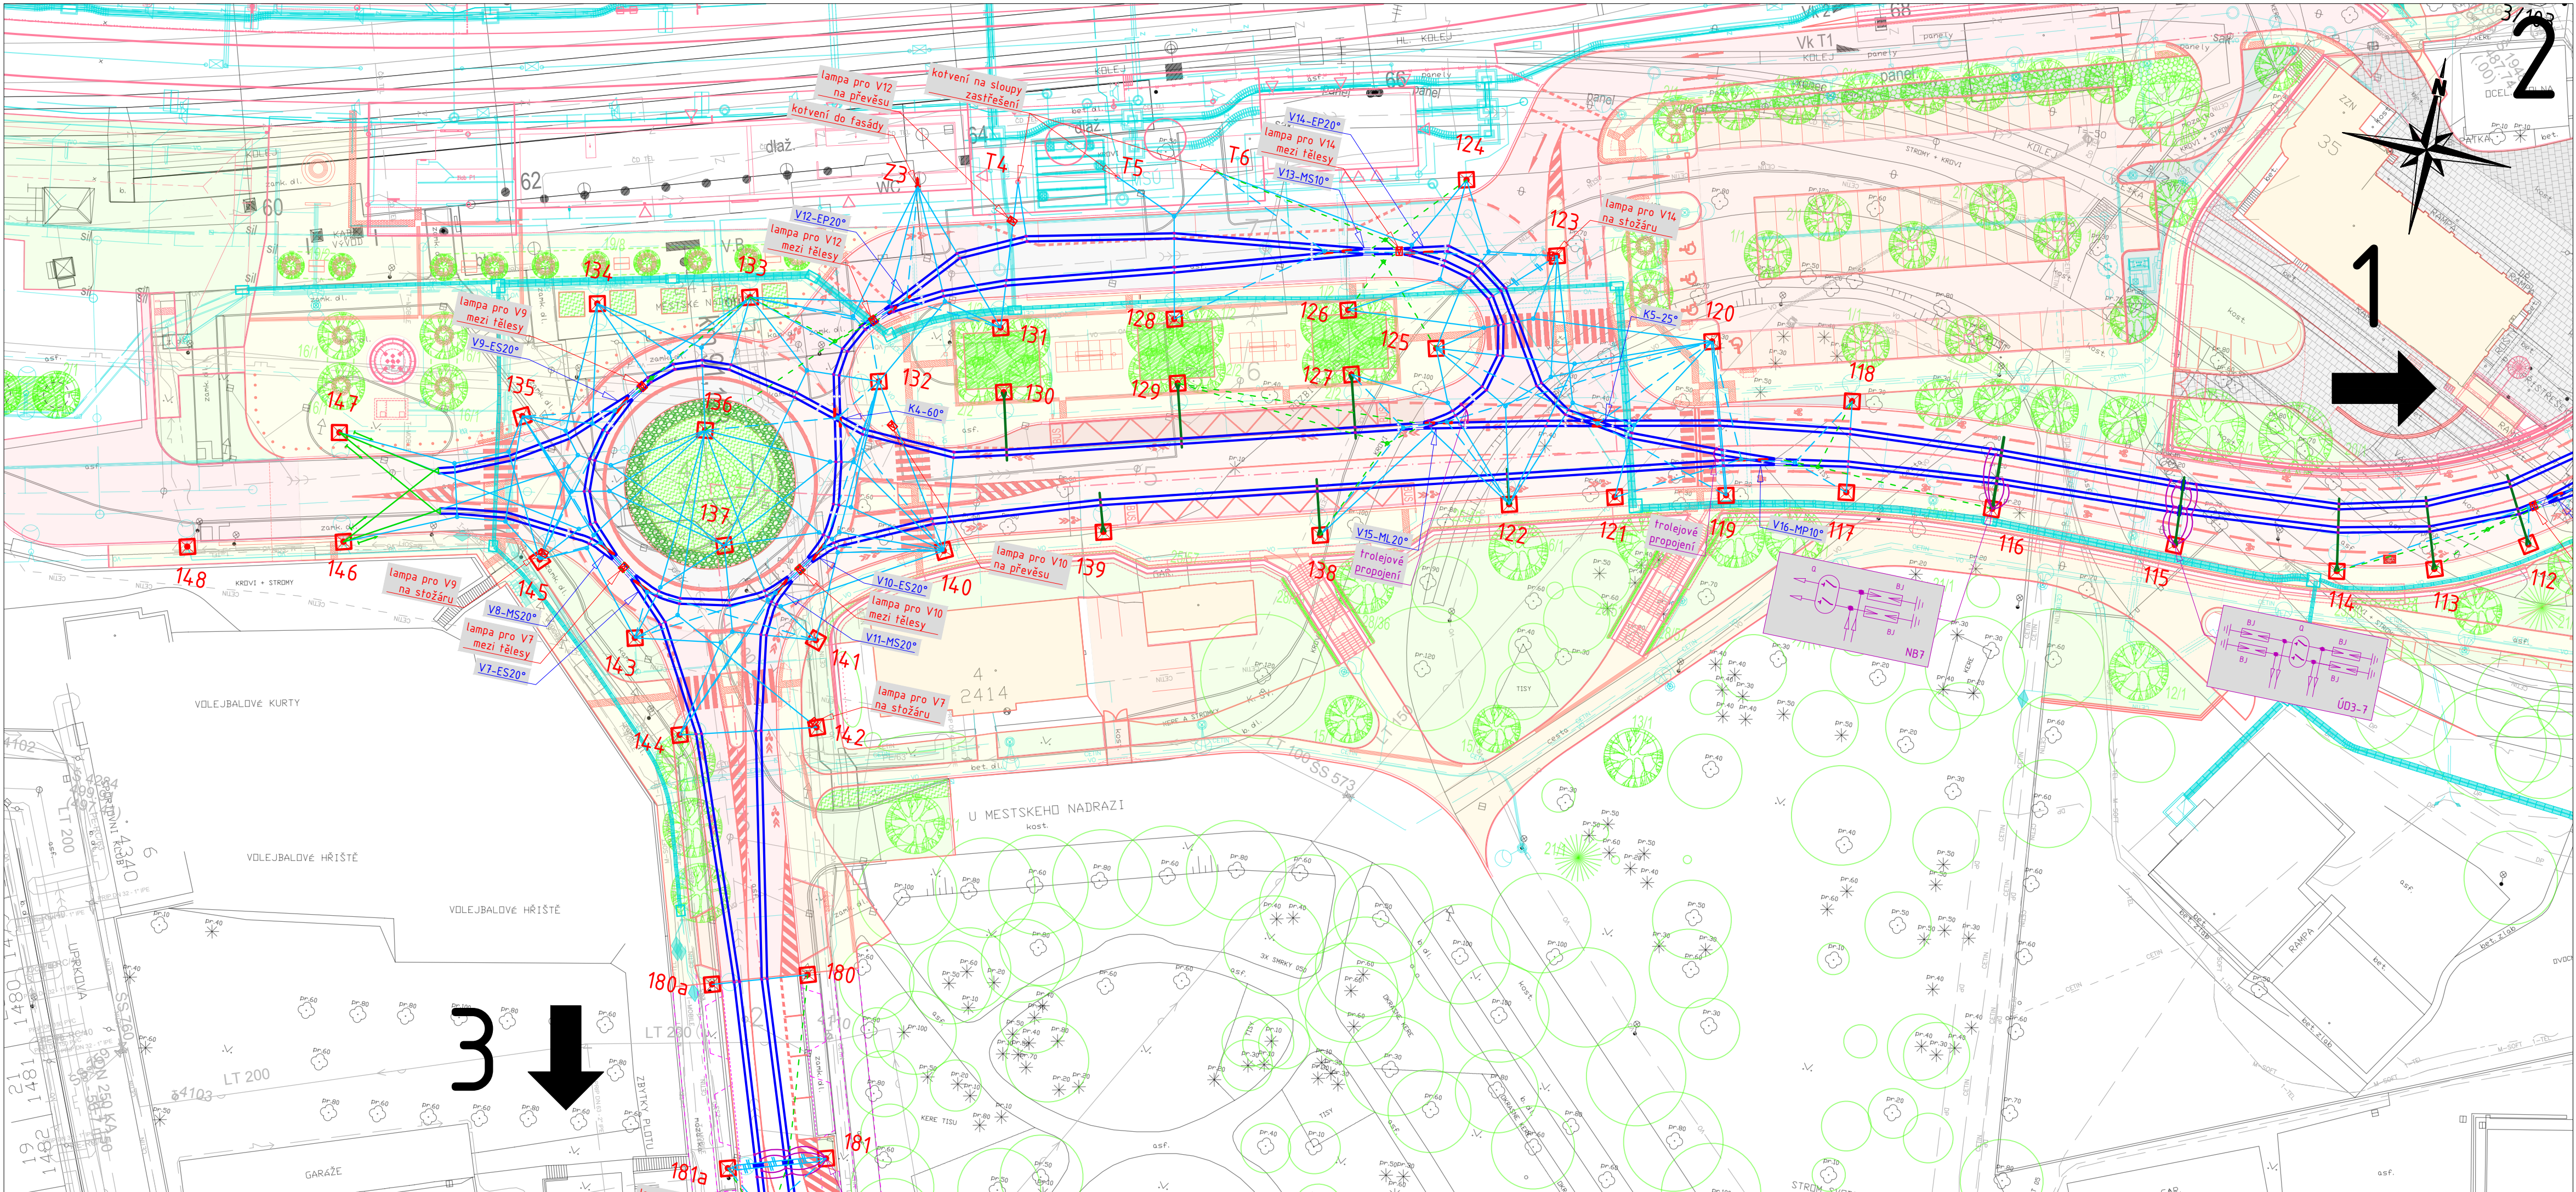

LEGENDA:

NOVÝ STAV

- BETONOVÝ ZÁKLAD TRAKČNÍHO STOŽÁRU
- TRUBKOVÝ TRAKČNÍ OCELOVÝ STOŽÁR
- NOVÝ ZÁKLAD STOŽÁRU DO PŮVODNÍHO MÍSTA
- NOVÝ STOŽÁR DO PŮVODNÍHO MÍSTA
- KOTEVNÍ ZÁVĚS VE ZDI
- TROLEJOVÝ ZÁVĚS
- VÝLOŽNÍK
- KOTVENÍ TROLEJBUSOVÉ VÝHYBKY
- TROLEJOVÁ STOPA
- NOSNÁ SÍŤ
- PŘEVĚS TROLEJOVÉHO VEDENÍ - JEDNODUCHÝ
- PŘEVĚS TROLEJOVÉHO VEDENÍ - PŘÍČNÁ ŘETĚZOVKA
- KOTEVNÍ LANO
- KOTVENÍ PROSTÉHO TV - PEVNÉ
- ÚSEKOVÝ DĚLIČ PRO JÍZDU BEZ ODBĚRU PROUDU
- SIGNALIZAČNÍ LAMPA
- IZOLAČNÍ PRVEK
- DVOJITÝ ODPOJOVAČ S RUČNÍM POHONEM A BLESKOJISTKOU PRO ÚSEKOVÝ DĚLIČ
- DVOJITÝ ODPOJOVAČ S RUČNÍM POHONEM A BLESKOJISTKOU PRO NAPÁJECÍ BOD
- DEMONTÁŽ
- DEMONTÁŽ
- PŘELOŽKA INŽENÝRSKÝCH SÍTÍ
- SOUVISEJÍCÍ STAVEBNÍ OBJEKTY
- NOVÉ HRANY

STÁVAJÍCÍ STAV

- POZOR! Zákes inženýrských sítí je orientační! Je nutné je před stavbou vytýčit!
Čára znázorňuje kabelovou trasu, která může zahrnovat více kabelů!
- INŽENÝRSKÉ SÍŤE PODZEMNÍ OVĚŘENÉ
 - INŽENÝRSKÉ SÍŤE NADZEMNÍ OVĚŘENÉ
 - INŽENÝRSKÉ SÍŤE PODZEMNÍ NEOVĚŘENÉ
 - INŽENÝRSKÉ SÍŤE
 - HRANY STÁVAJÍCÍCH OBJEKTŮ
 - TROLEJOVÁ STOPA
 - TRAKČNÍ STOŽÁR


SO 662 TROLEJBUSOVÁ TRATĚ - TROLEJOVÉ VEDENÍ CDT

D.1.7 DSP


SOUŘADNICOVÝ SYSTÉM S-JTSK; VÝŠKOVÝ SYSTÉM BPV


OBJEDNATEL	STATUTÁRNÍ MĚSTO JIHLAVA Magistrát města Jihlavy: Masarykovo náměstí 97/1, 586 01 Jihlava	
------------	--	---

HLAVNÍ PROJEKTANT	PK OSSENDORF s.r.o. Tomešova 1, 602 00 BRNO	
HLAVNÍ INŽENÝR PROJEKTU	ING. NOVÁK Ph. D.	ČÍSLO ZAKÁZKY 2018-299
VEDOUČÍ PROJEKTU	ING. NYKODYM	ODPOVĚDNÁ SKUPINA ATELIER III

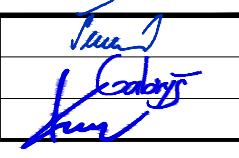ZODP. PROJEKTANT	ING. KATEŘINA ŠVEHLOVÁ		
VYPRACOVAL	ING. BRONISLAV GABRYŠ, PH.D.		
KONTOLOVAL	ING. TOMÁŠ KORANDA		
KRAJ: VYSOČINA	KAT. ÚZ.: JIHLAVA	DATUM	08/2023
AKCE/STAVBA	CENTRÁLNÍ DOPRAVNÍ TERMINÁL JIHLAVA D - DOKUMENTACE OBJEKTŮ, D.1 - STAVEBNÍ ČÁST D.1.7 - OBJEKTY DRAH	FORMÁT	5x A4
		STUPĚN PD	DSP
		ČÍSLO ZAKÁZKY	ZKPR000332.000
ČÁST PODPŘÍLOHA	SITUACE 2/3	IMÉRITKO	1:500
		ČÍSLO PARÉ	ČÍSLO PODPŘÍLOHY 03

KLAD LISTŮ - POLOHA NA SITUÁČNÍM PLÁNU

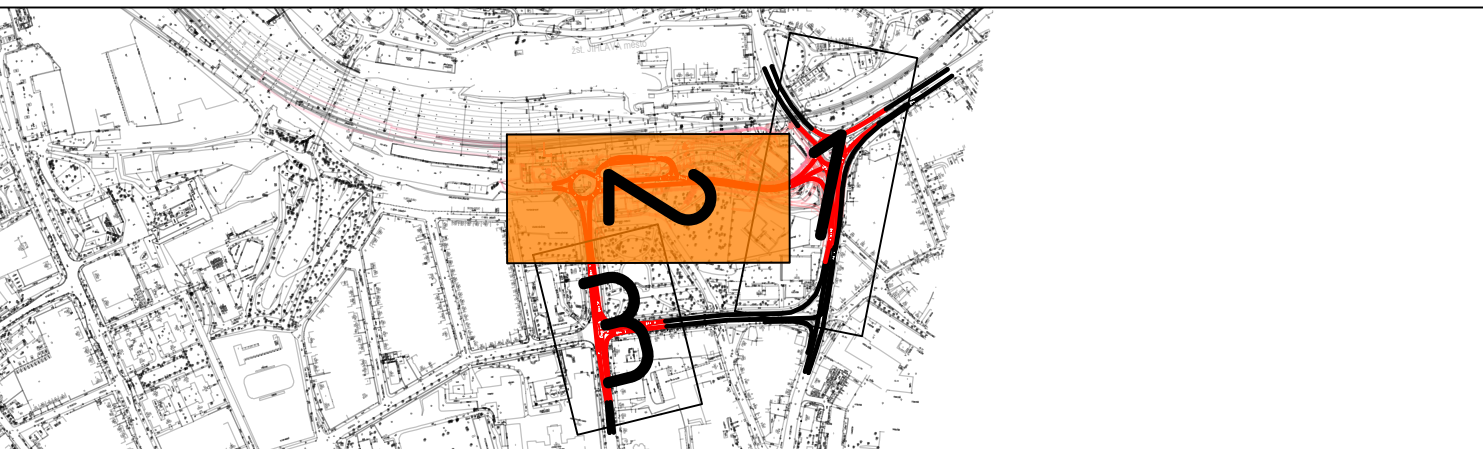

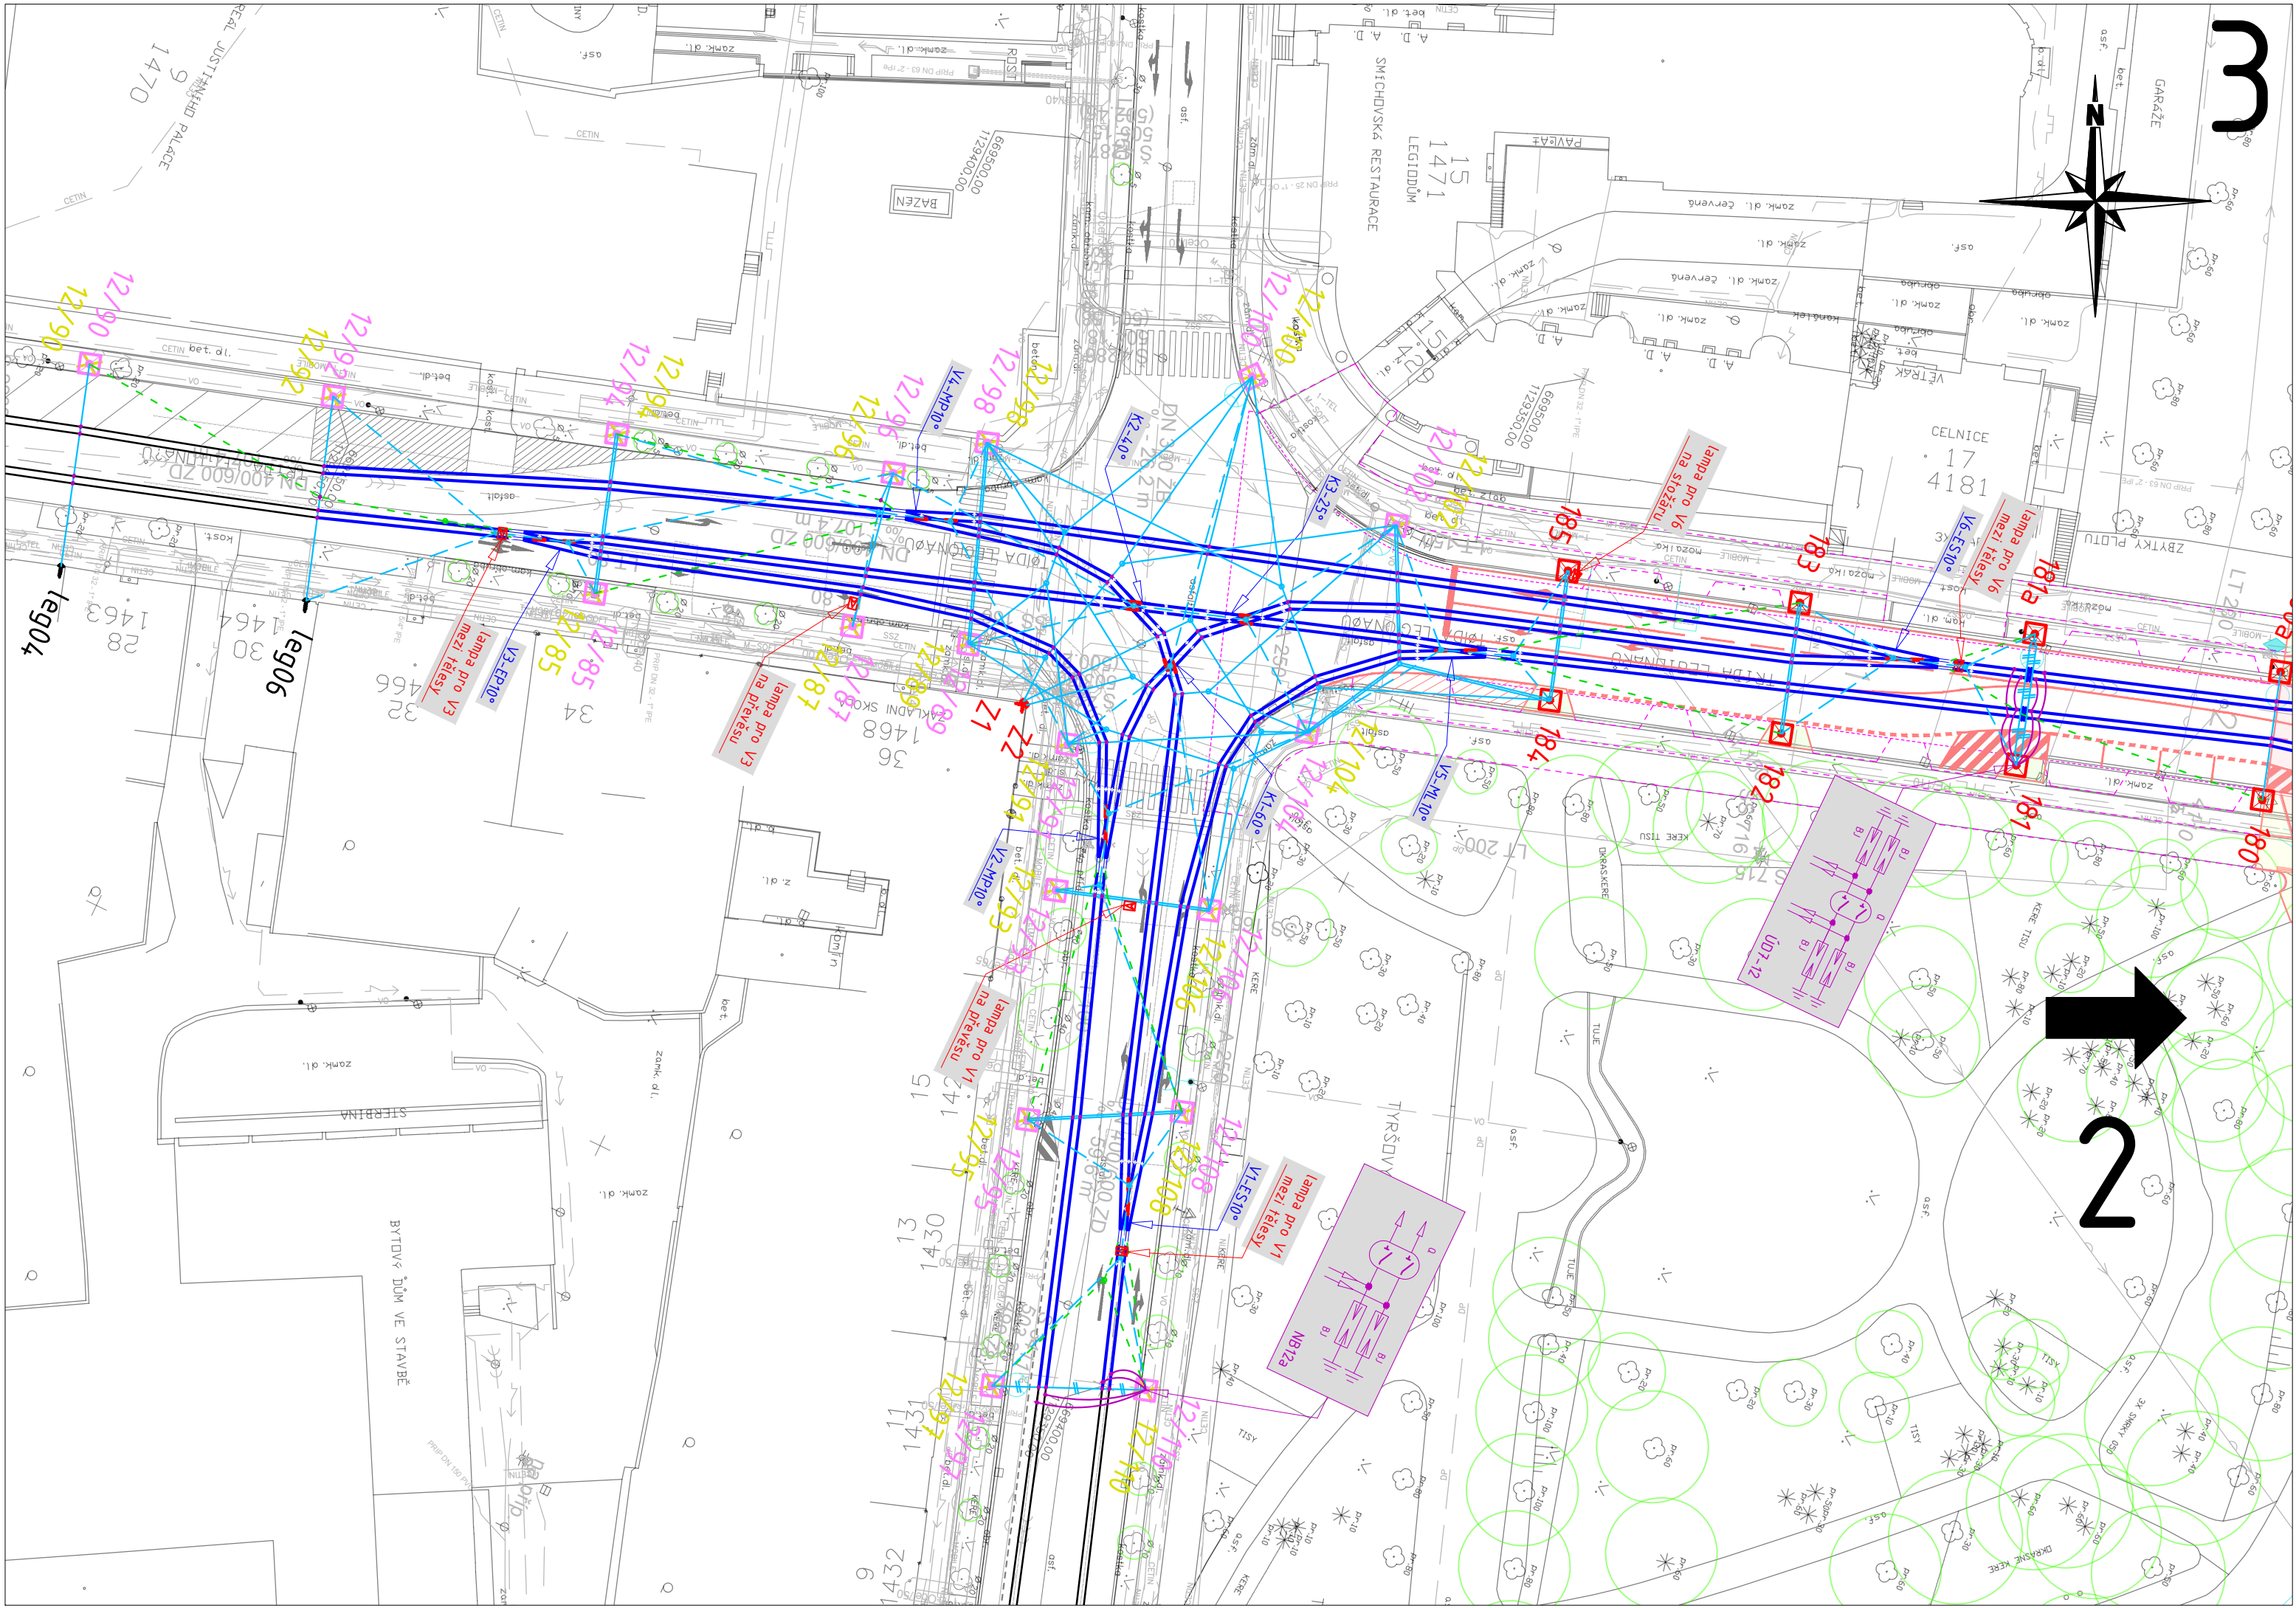

LEGENDA:


NOVÝ STAV

- BETONOVÝ ZÁKLAD TRAKČNÍHO STOŽÁRU
- TRUBKOVÝ TRAKČNÍ OCELOVÝ STOŽÁR
- NOVÝ ZÁKLAD STOŽÁRU DO PŮVODNÍHO MÍSTA
- NOVÝ STOŽÁR DO PŮVODNÍHO MÍSTA
- KOTEVNÍ ZÁVĚS VE ZDI
- TROLEJOVÝ ZÁVĚS
- VÝLOŽNÍK
- KOTVENÍ TROLEJBUSOVÉ VÝHYBKY
- TROLEJOVÁ STOPA
- NOSNÁ SÍŤ
- PŘEVĚS TROLEJOVÉHO VEDENÍ - JEDNODUCHÝ
- PŘEVĚS TROLEJOVÉHO VEDENÍ - PŘÍČNÁ ŘETĚZOVKA
- ÚSEKOVÝ DĚLIČ PRO JÍZDU BEZ ODBĚRU PROUDU
- SIGNALIZAČNÍ LAMPA
- IZOLAČNÍ PRVEK
- DVOJITÝ ODPOJOVAČ S RUČNÍM POHONEM A BLESKOJISTKOU PRO ÚSEKOVÝ DĚLIČ
- DVOJITÝ ODPOJOVAČ S RUČNÍM POHONEM A BLESKOJISTKOU PRO NAPÁJECÍ BOD
- DEMONTÁŽ
- DEMONTÁŽ
- PŘELOŽKA INŽENÝRSKÝCH SÍTÍ
- SOUVISEJÍCÍ STAVEBNÍ OBJEKTY
- NOVÉ HRANY

STÁVAJÍCÍ STAV

- POZOR! Zákres inženýrských sítí je orientační! Je nutné je před stavbou vytýčit!
Čára znázorňuje kabelovou trasu, která může zahrnovat více kabelů!
- INŽENÝRSKÉ SÍTĚ PODZEMNÍ OVĚŘENÉ
 - INŽENÝRSKÉ SÍTĚ NADZEMNÍ OVĚŘENÉ
 - INŽENÝRSKÉ SÍTĚ PODZEMNÍ NEOVĚŘENÉ
 - INŽENÝRSKÉ SÍTĚ
 - HRANY STÁVAJÍCÍCH OBJEKTŮ
 - TROLEJOVÁ STOPA
 - TRAKČNÍ STOŽÁR

KLAD LISTŮ - POLOHA NA SITUAČNÍM PLÁNU

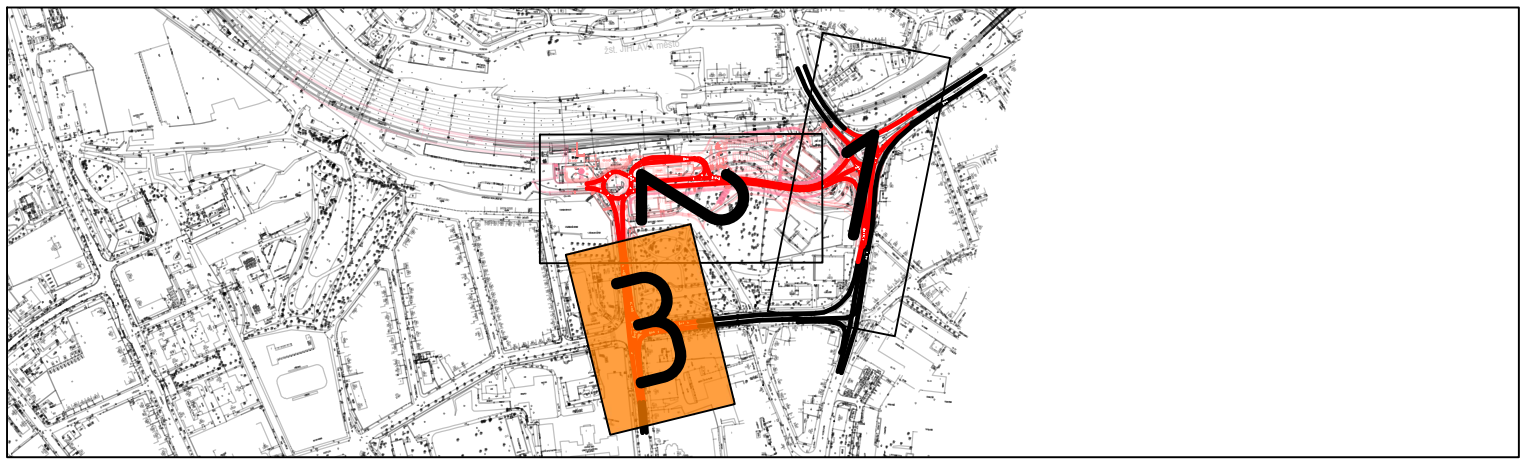

SO 662 TROLEJBUSOVÁ TRATĚ - TROLEJOVÉ VEDENÍ CDT

D.1.7

DSP

SOUŘADNICOVÝ SYSTÉM S-JTSK; VÝŠKOVÝ SYSTÉM BPV

OBJEDNATEL	STATUTÁRNÍ MĚSTO JIHLAVA Magistrát města Jihlavy: Masarykovo náměstí 97/1, 586 01 Jihlava	
------------	--	--

HLAVNÍ PROJEKTANT	PK OSSENDORF s.r.o. Tomešova 1, 602 00 BRNO	
HLAVNÍ INŽENÝR PROJEKTU	ING. NOVÁK Ph.D.	ČÍSLO ZAKÁZKY 2018-299
VEDOUCÍ PROJEKTU	ING. NYKODYM	ODPOVĚDNÁ SKUPINA ATELIÉR III

ZODP. PROJEKTANT	ING. KATEŘINA ŠVEHLOVÁ		
VYPRACOVAL	ING. BRONISLAV GABRYŠ, PH.D.		
KONTROLOVAL	ING. TOMÁŠ KORANDA		
KRAJ: VYSOČINA	KAT. ÚZ.: JIHLAVA	DATUM	08/2023
AKCE/STAVBA	CENTRÁLNÍ DOPRAVNÍ TERMINÁL JIHLAVA D - DOKUMENTACE OBJEKTŮ, D.1 - STAVEBNÍ ČÁST D.1.7 - OBJEKTY DRAH	FORMÁT	4x A4
		STUPEŇ PD	DSP
		ČÍSLO ZAKÁZKY	ZKPR000332.000
		MĚŘITKO	1:500
ČÁST PD/PŘÍLOHA		ČÍSLO PARÉ	ČÍSLO PD/PŘÍLOHY 04