

KOORDINAČNÍ SITUAČNÍ VÝKRES

M 1:200, 1:220

VÝPIS SOUŘADNIC DLE S-JTSK [m]			
ID SOUŘADNICE	SOUČADNICE X	SOUŘADNICE Y	VÝŠKA BODU OD 0,000
S-JTSK-01	-669 217,079	-1 130 271,891	-0,040
S-JTSK-02	-669 214,173	-1 130 271,047	-0,020
S-JTSK-03	-669 215,113	-1 130 278,663	-0,609
S-JTSK-04	-669 219,808	-1 130 264,606	-0,020
S-JTSK-04	-669 212,207	-1 130 277,819	-0,580
S-JTSK-05	-669 218,784	-1 130 264,326	0,000
S-JTSK-06	-669 219,121	-1 130 263,125	0,030
S-JTSK-07	-669 216,206	-1 130 262,387	0,030
S-JTSK-08	-669 212,356	-1 130 261,413	-0,330
S-JTSK-09	-669 212,050	-1 130 262,604	-0,330
S-JTSK-10	-669 211,097	-1 130 262,334	-0,340
S-JTSK-11	-669 210,466	-1 130 264,679	-0,347
S-JTSK-12	-669 212,368	-1 130 265,232	0,000
S-JTSK-13	-669 208,460	-1 130 278,694	-0,050
S-JTSK-14	-669 208,166	-1 130 273,666	-0,492
S-JTSK-15	-669 210,555	-1 130 278,405	-0,492
S-JTSK-16	-669 210,315	-1 130 279,231	-0,050
S-JTSK-17	-669 209,706	-1 130 267,659	-0,490
S-JTSK-18	-669 209,783	-1 130 274,136	-0,446
S-JTSK-19	-669 211,511	-1 130 268,182	-0,446
S-JTSK-20	-669 260,964	-1 130 275,015	-0,446
S-JTSK-21	-669 229,970	-1 130 267,134	-0,446
S-JTSK-22	-669 226,056	-1 130 273,927	-0,446
S-JTSK-23	-669 216,322	-1 130 271,082	-0,446
S-JTSK-24	-669 249,576	-1 130 272,119	-0,446
S-JTSK-26	-669 210,551	-1 130 272,173	-0,446
S-JTSK-27	-669 219,836	-1 130 274,869	-0,446
S-JTSK-28	-669 216,809	-1 130 263,731	-0,446

LEGENDA GRAFICKÉHO ZNAČENÍ:

LEGENDA STÁVAJÍCÍCH INŽENÝRSKÝCH SÍTÍ


- Jednotná kanalizace | správce: VAS, a.s.
- Pitná voda | správce: VAS, a.s.
- Podzemní vedení NN | správce: E.GD
- Podzemní vedení VN | správce: E.GD
- Plynovod STL | správce: GasNet
- Podzemní sdělovací veden

LEGENDA NARŽENÝCH INŽENÝRSKÝCH SÍTÍ

- Jednotná kanalizace | správce: VAS, a.s.
- Pitná voda | správce: VAS, a.s.
- Podzemní vedení NN | správce: E.GD
- Podzemní sdělovací vedení

LEGENDA STAVEBNÍCH OBJEKTŮ

- SO 01 VEREJNÉ TOALETY
- SO 02 ZPĚVNĚNÉ PLOCHY
- SO 03 KONTEJNEROVÉ STÁNÍ
- SO 04 VODOVODNÍ PŘÍPOJKA | přípojka 11,8m, domovní vedení 38,8 m
- SO 05 KANALIZAČNÍ PŘÍPOJKA | 3,5 m

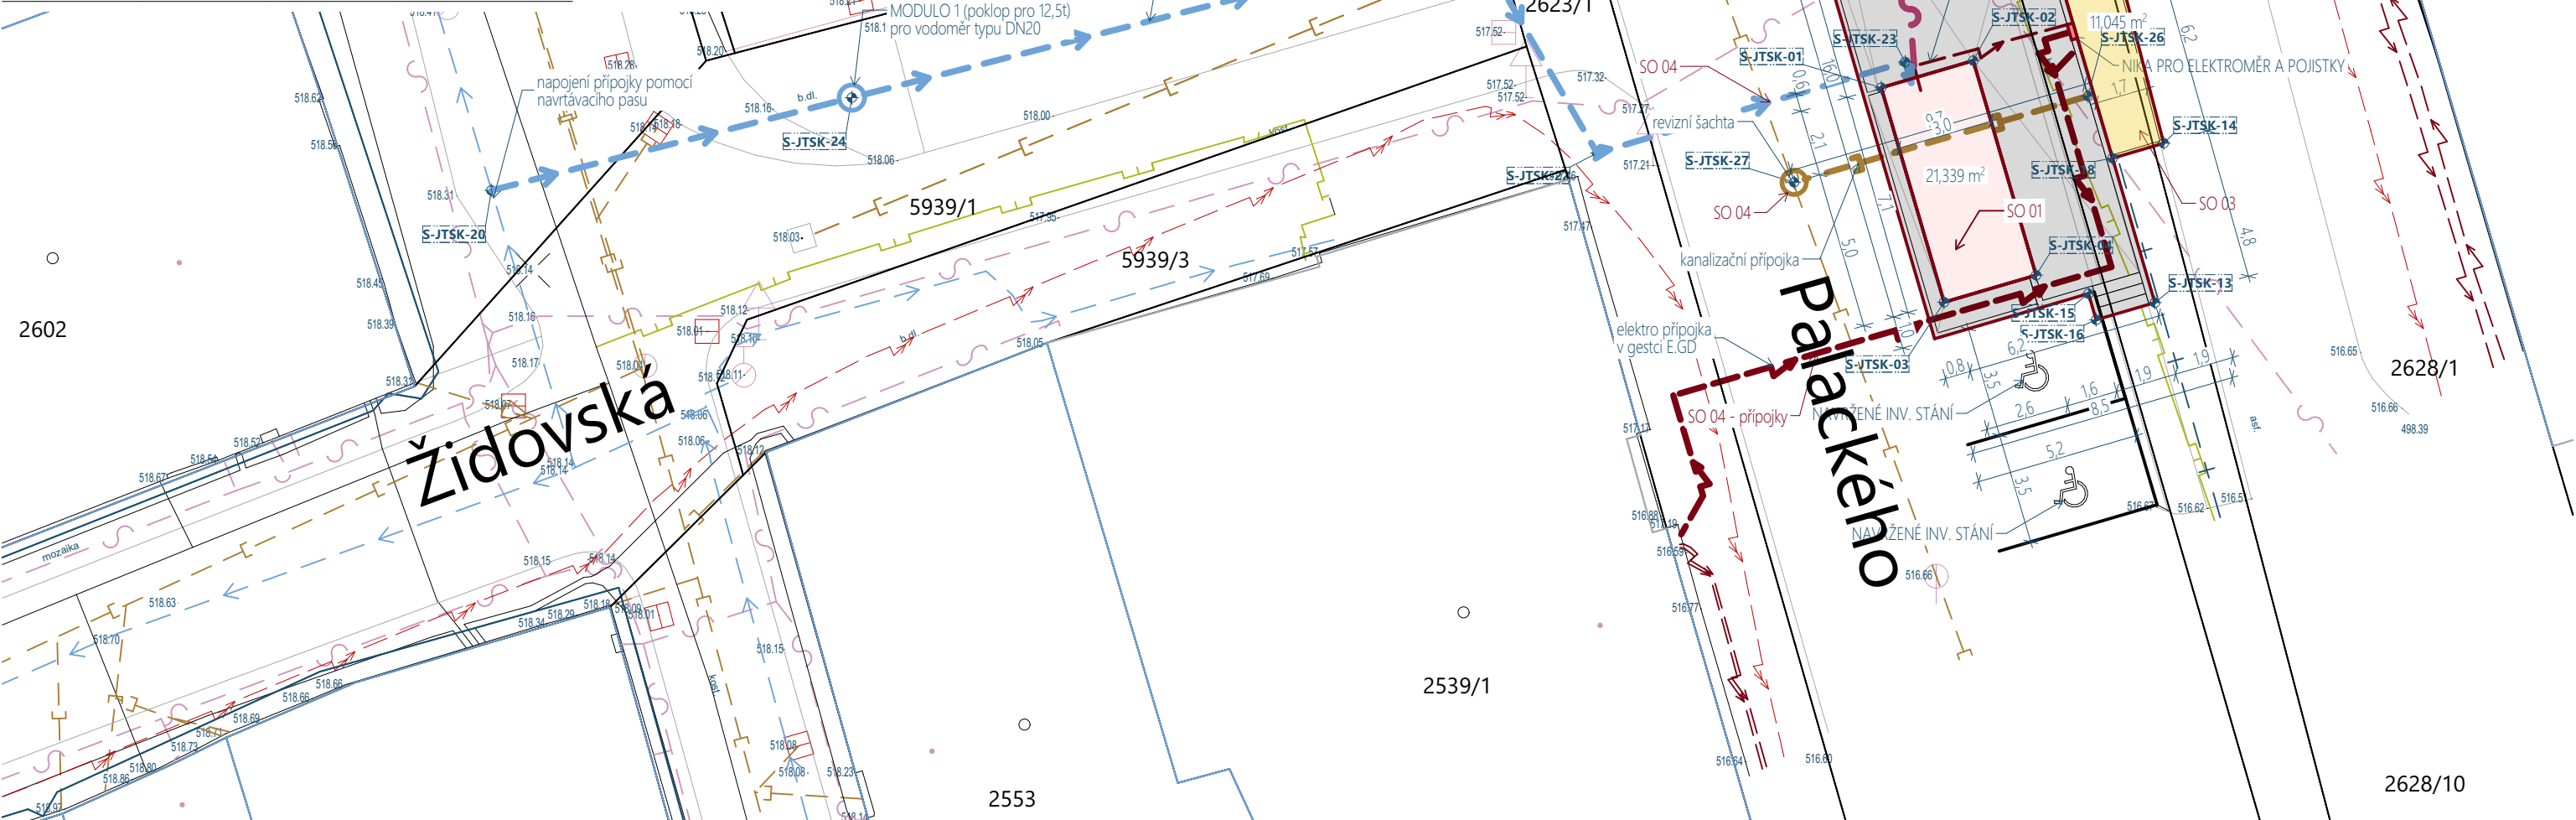

POZNÁMKY:

- VEŠKERÉ KABELY A CHRÁNICÍKY SDĚLOVACÍCH VEDENÍ JE NUTNÉ BEZPROSTŘEDNĚ PO JEJICH OBNAŽENÍ PŘI ZEMNÍCH PRACÍCH ZABEZPEČIT PROTI PORUŠENÍ INSTALACÍ BETONOVÝCH KABELOVÝCH ŽLABŮ
- PŘED ZAHÁJENÍM PRACÍ NUTNO ZAJISTIT VYJÁDRĚNÍ O EXISTENCI STÁVAJÍCÍCH IS V ZÁJMOVÉ OBLASTI A JEJICH VYTÝČENÍ. PŘI KRÍŽENÍ A SOUBĚHU INŽENÝRSKÝCH SÍTÍ NUTNO DODRŽET ZEJMÉNA ČSN 73 6005. PŘI REALIZACI PRACÍ BUDOU DODRŽENY PODMÍNKY UVEDENÉ VE VYJÁDRĚNÍ DOTČENÝCH ORGÁNŮ A ORGANIZACÍ. ZAKRESLENÍ SÍTÍ BYLO PROVEDENO DLE PODKLADŮ OD JEDNOTLIVÝCH SPRÁVCŮ. POKUD PŘI REALIZACI BUDE ZJIŠTĚNA KOLIZE NÁVRHU STAVBY S POLOHOU NĚKTERÉHO Z VEDENÍ JEŽ BY ODPOROVALA PLATNÝM PŘEDPISŮM A NORMÁM (ZEJMÉNA NEVHODNÝ SOUBĚH, PŘEKRYTÍ) BUDE ŘEŠENO INDIVIDUÁLNĚ NA STAVBĚ ZA ÚČASTI VŠECH ZINTERESOVANÝCH STRAN.
- SITUACE NESLOUŽÍ PRO VYTÝČENÍ STÁVAJÍCÍCH INŽENÝRSKÝCH SÍTÍ. STAVEBNÍK PŘED ZAHÁJENÍM ZEMNÍCH PRACÍ ZAJISTÍ VYTÝČENÍ VEŠKRÝCH DOTČENÝCH SÍTÍ U JEJICH SPRÁVCŮ.
- PŘI KRÍŽENÍ INŽENÝRSKÝCH SÍTÍ JE NUTNÉ DODRŽOVAT PŘI ZEMNÍCH PRACÍCH OCHRANNÉ PÁSMO V SOULADU S ČSN 73 6005 A V TĚCHTO PŘÍPÁDECH PROVÁDĚT VÝKOPY RUČNĚ A S LEHKÝM RUČNÍM NÁŘADÍM.
- PŘED ZAPOČETÍM REALIZACE VZÁJEMNĚ NAVAZUJÍCÍCH KONSTRUKCÍ NA STAVBĚ JE NUTNÉ SKUTEČNĚ PROVEDENÍ PŘEMĚŘIT A ZKOORDINOVAT S PROJEKTOVOU DOKUMENTACÍ, V PŘÍPADĚ ZJIŠTĚNÍ NEPŘEDVÍDANÝCH SKUTEČNOSTÍ JE NUTNÉ ZMĚNY OPROTI PROJEKTOVÉ DOKUMENTACI KONZULTOVAT S PROJEKTANTEM.
- VÝŠKOVÉ ÚPRAVY, NÁPOJENÍ A VEDENÍ INŽENÝRSKÝCH SÍTÍ BUDOU UPŘESNĚNY NA ZÁKLADĚ REALIZACE STAVBY
- VEŠKERÉ PRÁCE BUDOU PROVÁDĚNY DLE PLATNÝCH NOREM, PŘEDPISŮ A TECHN. PŘEDPISŮ VÝROBČŮ
- PŘI NEJASNOSTECH TECHNICKÉHO ŘEŠENÍ PŘI REALIZACI, PŘI NAVRHOVANÝCH ZMĚNÁCH OPROTI TECHNICKÉMU ŘEŠENÍ ZE STRANY INVESTORA NEBO DODAVATELE STAVBY, JE NUTNO ODSOULASIT PROJEKTANTEM STAVBY
- PO NASONDOVÁNÍ PŘÍPOJOVACÍCH MÍST JE NUTNO OVĚRIT NIVELETY SÍTÍ
- PŘI ZJIŠTĚNÍ JINÝCH HLUBEK STÁVAJÍCÍCH SÍTÍ, JE NUTNO KONZULTOVAT S PROJEKTANTEM MOŽNOST NEBO NUTNOST PROVEDENÍ SÍTÍ V JINÝCH SPÁDOVÝCH POMĚRECH
- POKUD DOJDE PŘI REALIZACI K NEJASNOSTEM, NEBO SKUTEČNOSTEM, KTERÉ NEBYLY PŘEDPOVÍDÁNY A UVAŽOVÁNY PROJEKTEM, JE NUTNÉ PŘIZVAT PROJEKTANTA K UPŘESNĚNÍ POSTUPU PRACÍ - PŘÍPADNĚ S DALŠÍ OSOBOU DLE PROFESE, KTERÁ JE OPRAVNĚNÁ ŘEŠIT DANÝ PROBLÉM.
- SPÁDY LEZATÉHO POTRUBÍ KANALIZACE MIN. 2‰
- VEŠKERÉ ŽTI BUDE ULOŽENO DO PÍSKOVÉHO LŽE, VYSPÁDOVÁNO A OZNAČENO VÝSTRAŽNOU PÁSKOU
- VEDENÍ DEŠTOVÝ KANALIZACE BUDE OSAŽENO V MÍSTĚ NÁPOJENÍ SVISLÝCH DEŠTOVÝCH SVODŮ ČISTIČÍMI KUSY (GAJGRY)
- PŘED ZÁKRYTEM PROJEKTANT DOPORUČUJE ZAMĚŘIT SKUTEČNOSTI PROVEDENÍ ROZVODŮ A SÍTÍ GEODETEM
- KONEČNÉ ÚPRAVY NUTNO UPŘESNIT INVESTOREM, UŽIVATELÍ, PROJEKTEM A VYBRANÝM ZHOTOVITELEM STAVBY VČETNĚ UPŘESNĚNÍ ROZSAHU PRACÍ
- JAKÁKOLIV ZMĚNA V DOKUMENTACI PRO ÚZEMNÍ ROZHODNUTÍ STAVBY (DUR), KTERÁ MĚNÍ ZÁSADY TĚTO DOKUMENTACE, INDIVIDUÁLNĚ NEPROJEDNANÁ A NEOBJEDNANÁ U ZHOTOVITELE DOKUMENTACE, BUDE POKLÁDÁNA ZA PORUŠENÍ ZÁSAD TECHNICKÉHO ŘEŠENÍ A ZPRACOVATEL SI VYHRÁŽUJE PRÁVO PÍSEMNĚ INFORMOVAT O TĚTO SKUTEČNOSTI STAVEBNÍ ÚŘAD.

OSTATNÍ POZNÁMKY:

- VÝŠKOVÉ KÓTY JSOU VZTAŽENY K ± 0,000
- PŘI NÁVRHU BYLO VYCHÁZENO Z ROZMĚRŮ NA ZÁKLADĚ SKUTEČNÉHO ZAMĚŘENÍ NA MÍSTĚ, PŘI KTERÉM MOHLY VZNIKOUT ODCHYLKY
- KONEČNÉ ÚPRAVY NUTNO UPŘESNIT INVESTOREM, UŽIVATELÍ, PROJEKTEM A VYBRANÝM ZHOTOVITELEM STAVBY VČETNĚ UPŘESNĚNÍ ROZSAHU PRACÍ
- PROJEKTOVÁ DOKUMENTACE BYLA VYPRACOVÁNA DLE NOREM, VYHLÁŠEK A ZÁKONŮ PLATNÝCH V DOBĚ ZPRACOVÁNÍ
- PŘI STAVEBNÍCH PRACÍCH JE NUTNÉ DODŽOVAT VEŠKERÉ VYHLÁŠKY, ZÁKONY A NAŘÍZENÍ VLÁDY S OHLEDEM NA BOZP: nařízení vlády č. 591/2006Sb., č. 362/2005Sb., zákon 309/2006Sb., | VŠE V AKTUÁLNÍM A PLATNÉM ZNĚNÍ POZDĚJŠÍCH PŘEDPISŮ |
- PRO ZHOTOVĚNÍ DOKUMENTACE BYL POUŽIT SOFTWARE, KTERÝ JE NAVRŽEN PRO 3D ROZHRNÍ - TYTO PROGRAMY PRACUJÍ S PŘESNÝMI ROZMĚRY
- ZAKRESLOVACÍ NORMA ČSN VZHLÉDEM K POUŽÍTEMU PROGRAMU NEMUSÍ BÝT VE SPECIFICKÝCH PŘÍPÁDECH VŽDY DODRŽENA - TATO SKUTEČNOST VŠAK NEZHOŘŠUJE GRAFICKÉ VYJÁDRĚNÍ AUTOROVY MÝŠLENKY, NEBOŽ JE VŽDY DOSTATEČNĚ MÍŘE INFORMACE POPSÁNA JINÝM ZPŮSOBEM

0,000 = 517,48m n. m., B.p.V / SOUŘADNICOVÝ SYSTÉM S-JTSK				PROJEKTOVÁ DOKUMENTACE BYLA VYPRACOVÁNA DLE VYHLÁŠKY 499/2006 Sb. v aktuálním znění			
DRUH PRÁCE		DOKUMENTACE PRO STAVEBNÍ POVOLENÍ A PROVEDENÍ STAVBY		 TEL: 56 730 7779 56 730 7959 FAX: 56 730 8644 IČO: 18197621 BRNĚNSKÁ 48, 586 01 JIHLAVA		ČÍSLO PARÉ 12345678 FORMÁT 630x297 / 3xA4 DATUM 15.02.2022 STUPEŇ PD DSP+DPS Č. ZAKÁZKY P 1077/2021 MĚŘÍTKO M 1:200, 1:220 Č. VÝKRESU C.3	
VYPRACOVAL	ING. FILIP NEUWIRTH	projektant pozemních staveb					
ZODP. PROJEKTANT	ING. SLAVOMÍR LANGMAJER	ČKAIT 1000734					
INVESTOR	Statutární město Jihlava, Masarykovo nám. 97/1, 586 01 Jihlava						
MÍSTO STAVBY	parc.č. 2628/1, 2628/15, 2629/1, k.ú. Jihlava, S.Ú Jihlava						
NÁZEV STAVBY	UL. ŽIDOVSKÁ, JIHLAVA - VÝSTAVBA VEŘEJNÉHO WC						
STAVEBNÍ OBJEKT	SO 01,02,03,04						
ČÁST DOKUMEN.	C - SITUAČNÍ VÝKRESY						
NÁZEV:		KOORDINAČNÍ SITUAČNÍ VÝKRES					